


Pracownia Projektowa mgr inż. arch. Agnieszka Kozubowska- Puczką 43-300 Bielsko- Białą, ul. Reja 18/36 tel. 604 105 132, NIP: 547 105 05 20		
Temat: Remont fragm. budynku szkoły na potrzeby warsztatów terapii zajęciowej Czechowice-Dziedzice, ul. Nad Białką 1e, dz nr 4130/29-30 Inwestor: Starosta Bielski, 43-300 Bielsko- Białą, ul. Piastowska 40	branża: WOD-KAN	
	skala: 1:100	data: 03.2017r.
Treść: ROZWINIĘCIE-KANALIZACJA		
Projekt: mgr inż. ROMANA TOCZYŁOWSKA upr. bud. nr 78/86 BB		2

UWAGA:
Wszystkie przepusty rur przechodzących przez przegrody
budowlane stanowiące oddzielne strefy zagrożenia pożarowego
wypełnić masą ogniochronną.

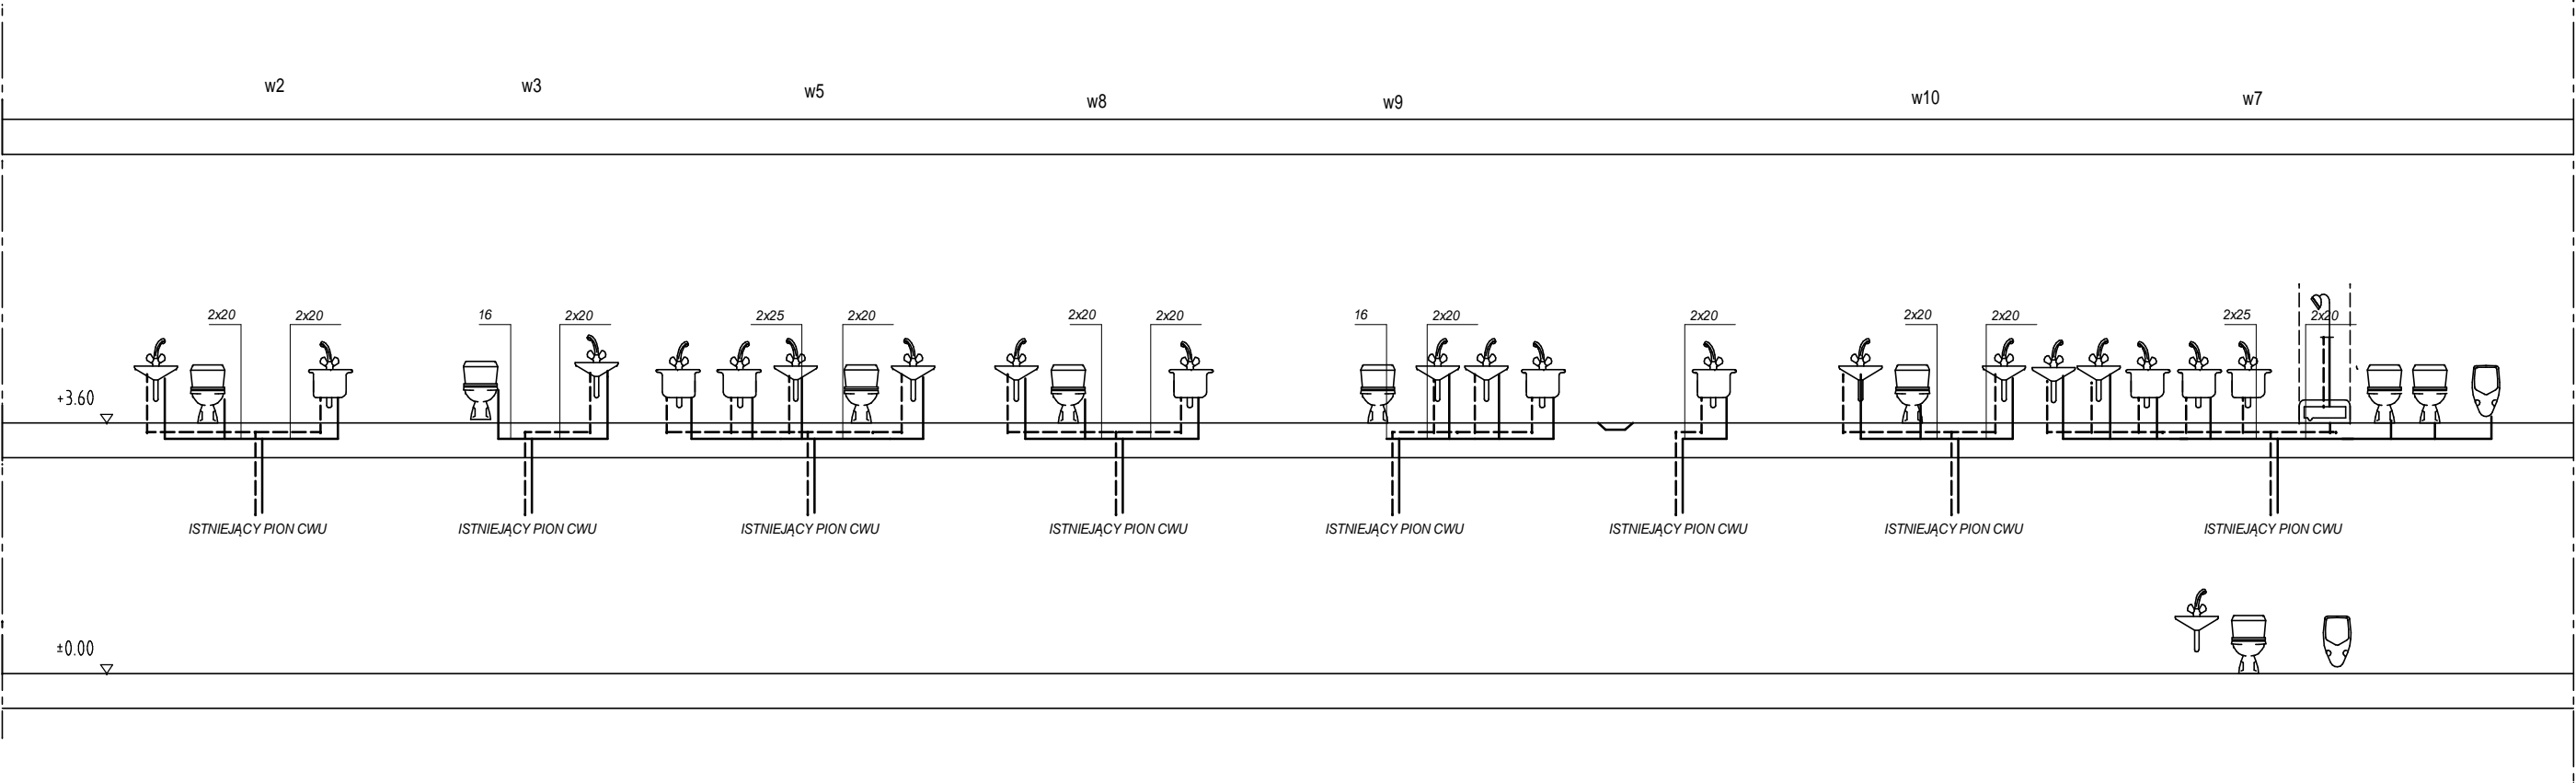

Pracownia Projektowa mgr inż. arch. Agnieszka Kozubowska- Puczką 43-300 Bielsko- Biała, ul. Reja 18/36 tel. 604 105 132, NIP: 547 105 05 20		
Temat: Remont fragm. budynku szkoły na potrzeby warsztatów terapii zajęciowej Czechowice-Dziedzice, ul. Nad Białką 1e, dz nr 4130/29-30 Inwestor: Starosta Bielski, 43-300 Bielsko- Biała, ul. Piastowska 40	branża: WOD-KAN	
	skala: 1:100	data: 03.2017r.
Treść: ROZWINIĘCIE-CWU	Projekt: mgr inż. ROMANA TOCZYŁOWSKA upr. bud. nr 78/86 BB	
		3