



FRAGMENT RZUTU PIWNIC

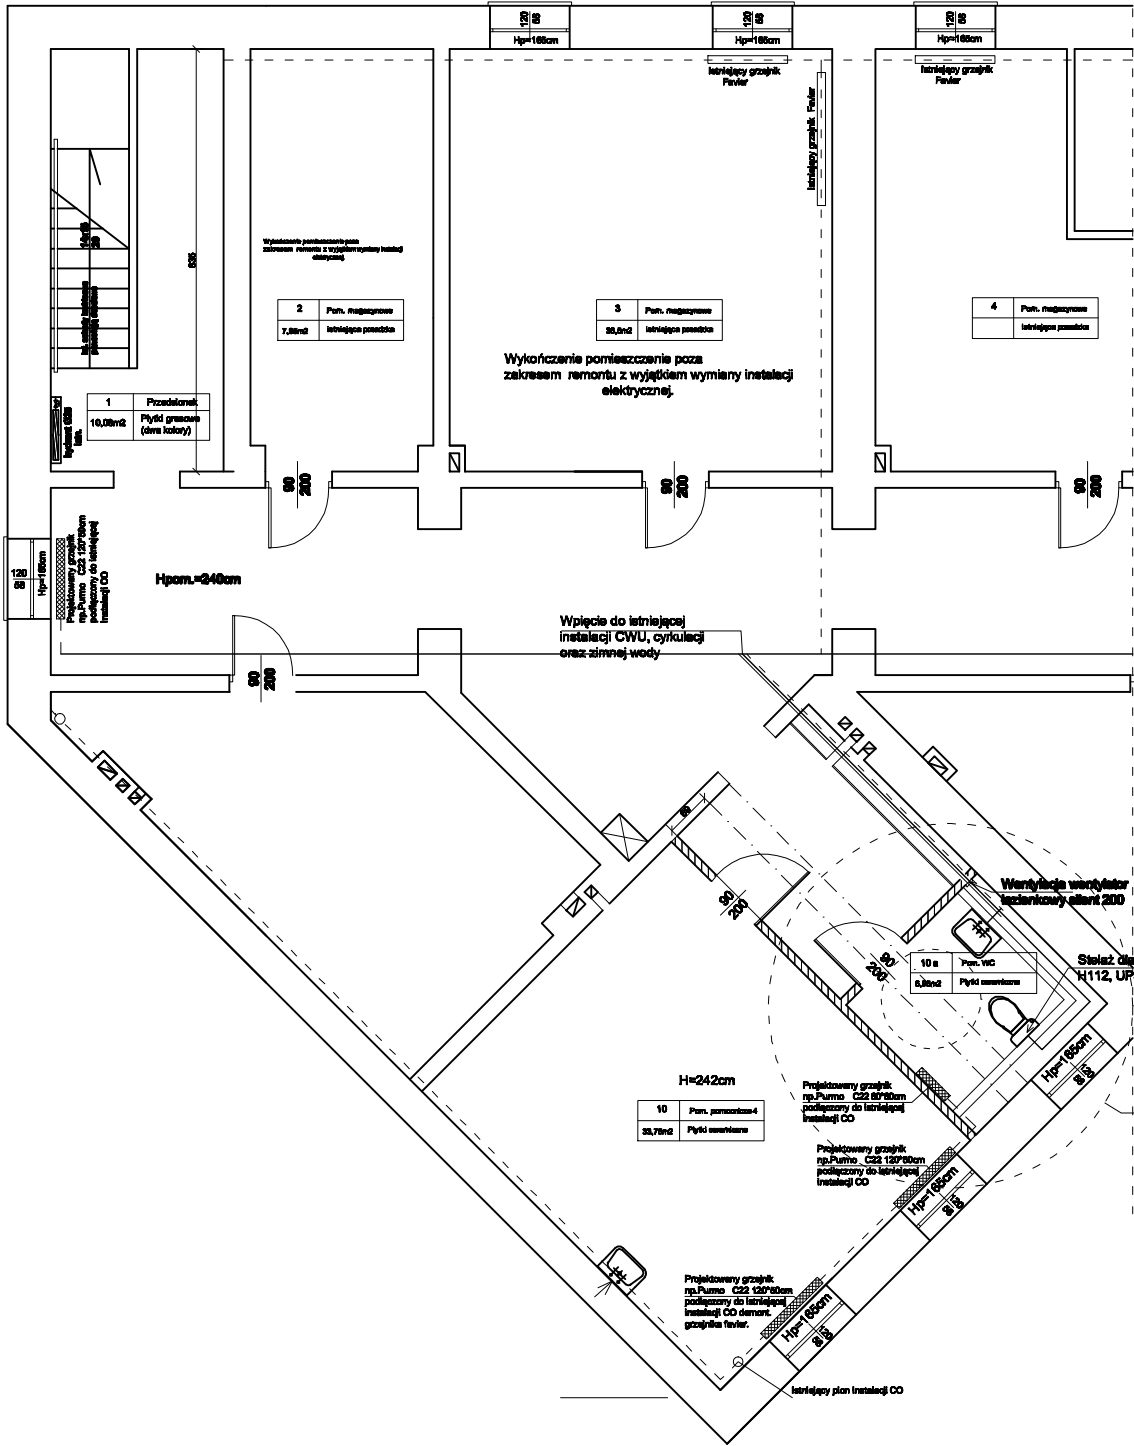

SZCZEGÓŁ A

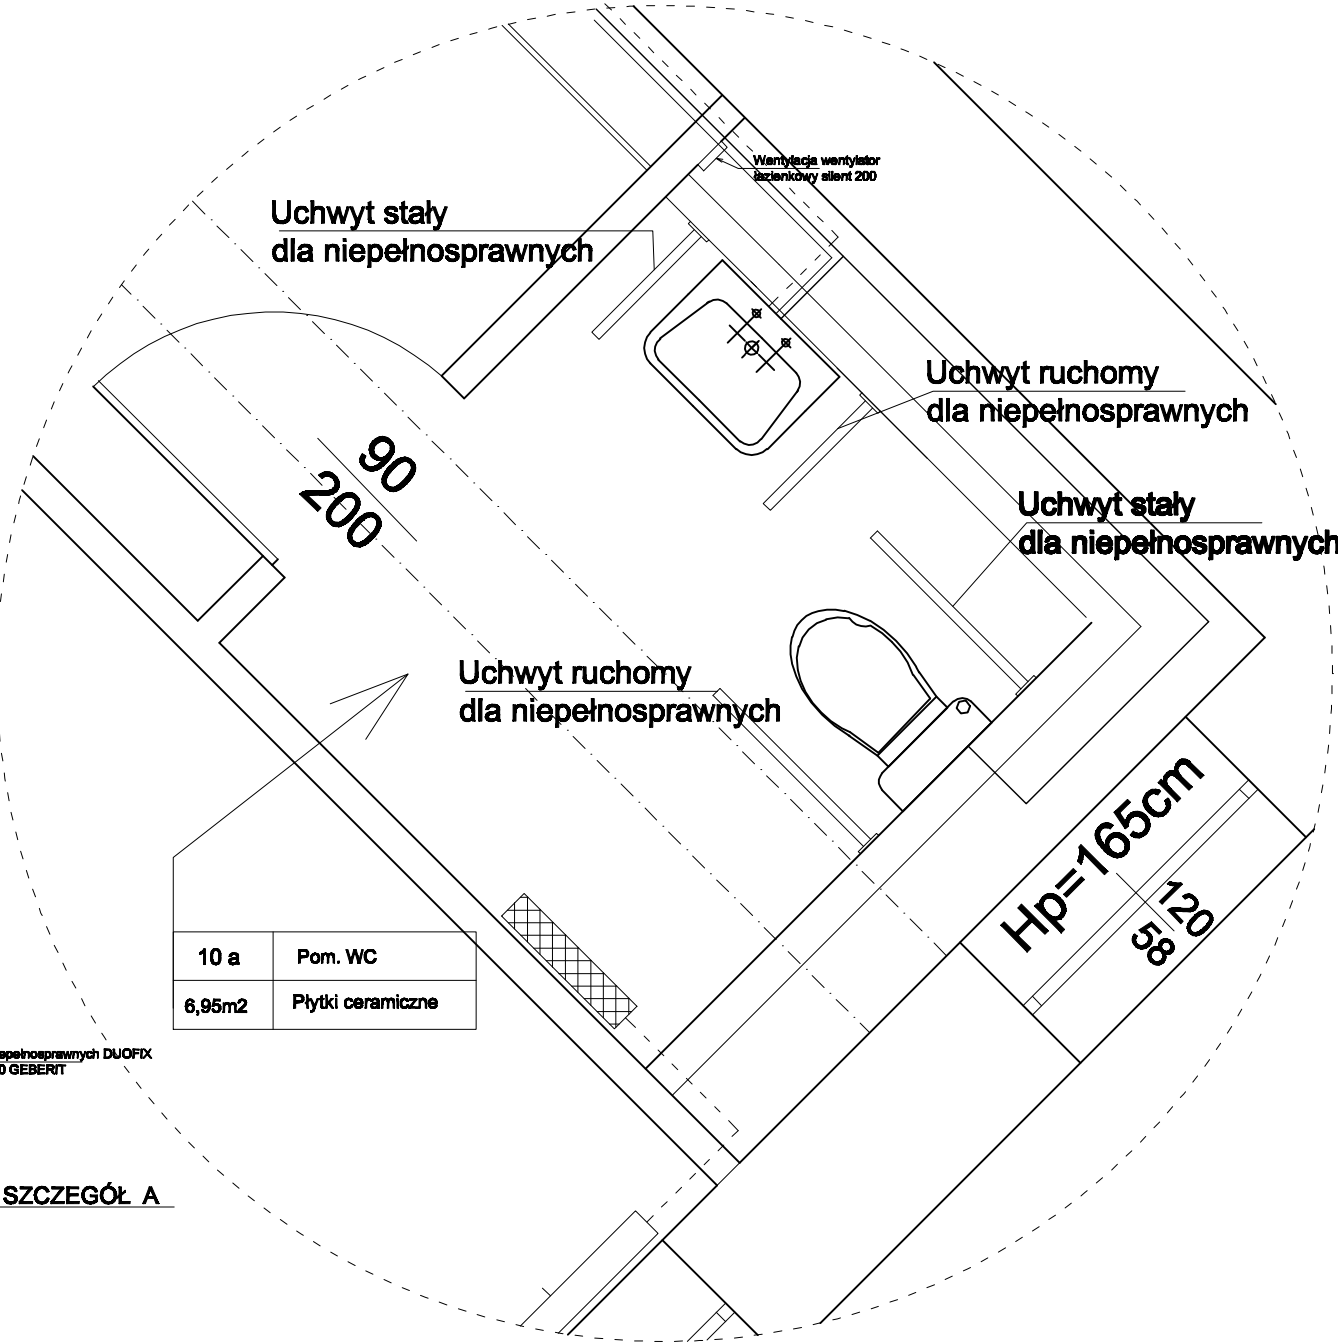

UWAGA:  
1. WC wyposażone w miłą ubikacyjną oraz umywalkę dla osób niepełnosprawnych.  
2. WC należy zamontować wentylator wywiewny z wyłącznikiem czasowym np. SILENT 200  
3. Istniejącą szybę w oknie pom. wc należy okleić folią matową białą.  
4. W pom. wc należy zamontować komplet uchwytów dla osób niepełnosprawnych ze stali nierdzewnej.

Inwestor:	Zespół Szkół Specjalnych nr.4 Czechowice-Dziedzice ul. Nad Białką 1e	Rysunek nr: 6
Temat:	Modernizacja pomieszczeń przyznania w budynku Zespołu Szkół Specjalnych nr.4 Czechowice-Dz. ul. Nad Białką 1e	skala: 1:100
Tytuł rysunku:	Rzut piwnicy -instalacje CWU,WZ,Cyrkulacji szczegół WC	data: 06.2018r
PeZeT Piotr Zontek Projekt-Szkolenia Kasperków 47 34-312 Międzybórze Białskie		