



Tablica TO - 9 oraz TO - 9A - istniejąca

I PIĘTRO - Komunikacja 3

ELEWACJA

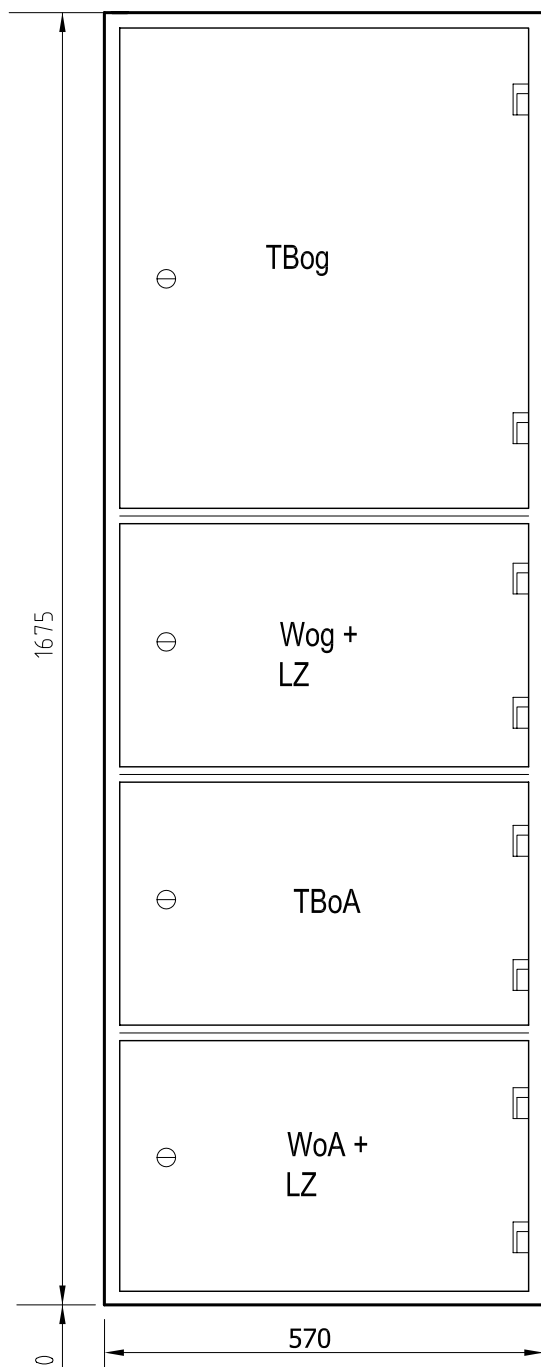

OSPRZĘT

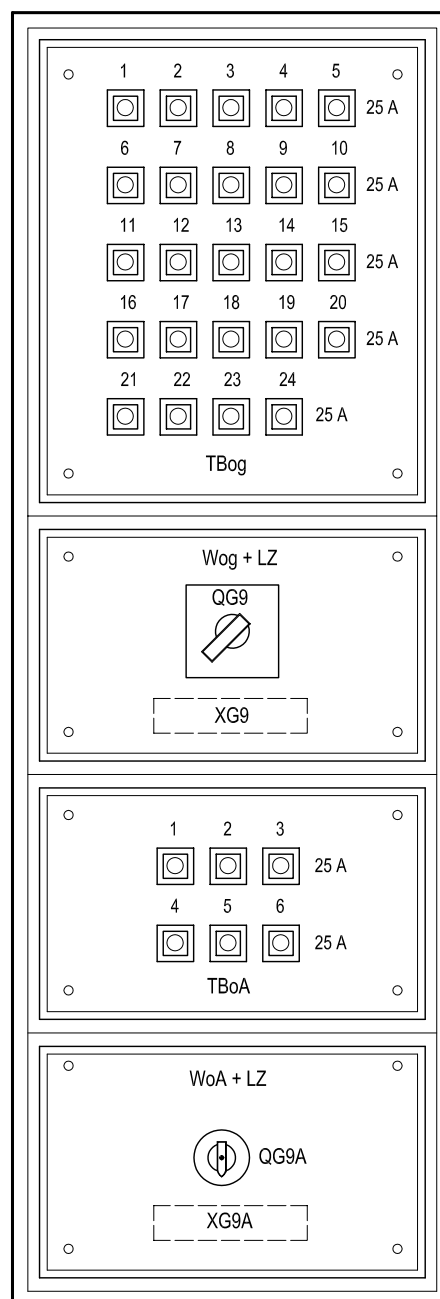

UWAGI :

Istniejąca tablica bezpiecznikowo - rozdzielcza wnekowa wykonana w obudowach wnekowych metalowych , drzwi metalowe na konstrukcji . Osprzęt tablicowy na konstrukcji , na płycie montażowej izolacyjnej , mocowanie na śrubach kotwowych . Głębokość wneki 315 mm .

Inwestor : STAROSTWO POWIATOWE ul. Piastowska 40 , 43 - 300 Bielsko - Biała		Obiekt : Budynek Starostwa Powiatowego ul. Piastowska 40 , 43 - 300 Bielsko - Biała		
Temat : INSTALACJA OŚWIETLENIA CIĄGÓW KOMUNIKACYJNYCH NA KONDYGNACJI I PIĘTRA – INSTALACJA ELEKTRYCZNA WEWNĘTRZNA				
Branża : ELEKTRYCZNA			Nazwisko	Data i podpis
Tytuł Rys : Konstrukcja tablicy TO - 9 oraz TO - 9A - stan istniejący		Projektował :	Wiesław Beck upr. bud nr 137/91 ŚOIIB nr SLK/IE/9498/03	05.2010 r.
		-	- - -	-
		Stadium P. B.	Nr rysunku IE-03	Skala 1 : 10