



1 : 5000

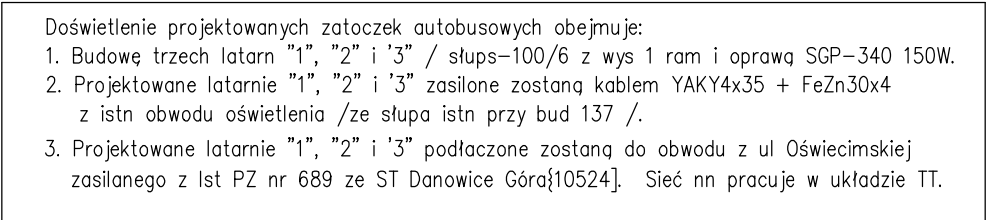

Biuro projektowe: DRO CAD 		ul. Fabryczna 45 43-100 Tychy Tel./Fax (0-32) 227-30-82 www.drocad.pl - e-mail: biuro@drocad.pl	
PRACOWNIA: "ELEKTRYKA-TELETECHNIKA" ZUB		43-300 Bielsko-Biała ul. Derkaczy 8	
INWESTOR: Powiat Bielski 43-300 Bielsko-Biała Piastowska 40.			
TEMAT: Przebudowa skrzyżowania dróg powiatowych nr 4444S i 4489S w Dankowicach – przebudowa oświetlenia drogi.			
PROJEKTANCI: Projektował : inż Jerzy Popek Sprawdził : Zygmunt Bret		NR UPRAWNIENI: 190/79 K-ce 47/76 B-B.	PIECZĄTKA:
TYTUŁ RYSUNKU: Plan przebudowy linii nn i oświetlenia skrzyż ul Bielskiej i Oświęcimskiej w Dankowicach.			
BRANŻA: elektryczna	DATA: 03 2009	SKALA: 1:500	NR RYS.: E02

B-581eo