


PP=245.0

RZĘDNE NIWELETY	249.28 249.24 249.22 249.22 249.24 249.28 249.40 249.41 249.67 249.87 249.88 250.07 250.38 250.50 250.55
ELEMENTY NIWELETY	$R=300$ $T=4.90$ $B=0.04$ $I=1.225\%$ $L=103.12$ $R=600$ $T=7.08$ $B=0.04$
RZĘDNE TERENU	249.28 249.22 249.16 249.11 249.30 249.45 250.07 250.55
ELEMENTY TRASY W PLANIE	$L=23.38$ $D=25.10605$ $L=39.44$ $R=100$ $L=15.32$ $D=54.55569$ $L=45.85$ $R=54$
ODLEGŁOŚCI	0.00 2.30 4.90 6.12 9.00 13.00 23.01 23.50 27.00 45.00 61.45 62.45 68.00 77.77 89.00 102.70 129.2 120.00
KILOMETRY I HEKTOMETRY	0+000 0+100 0+120

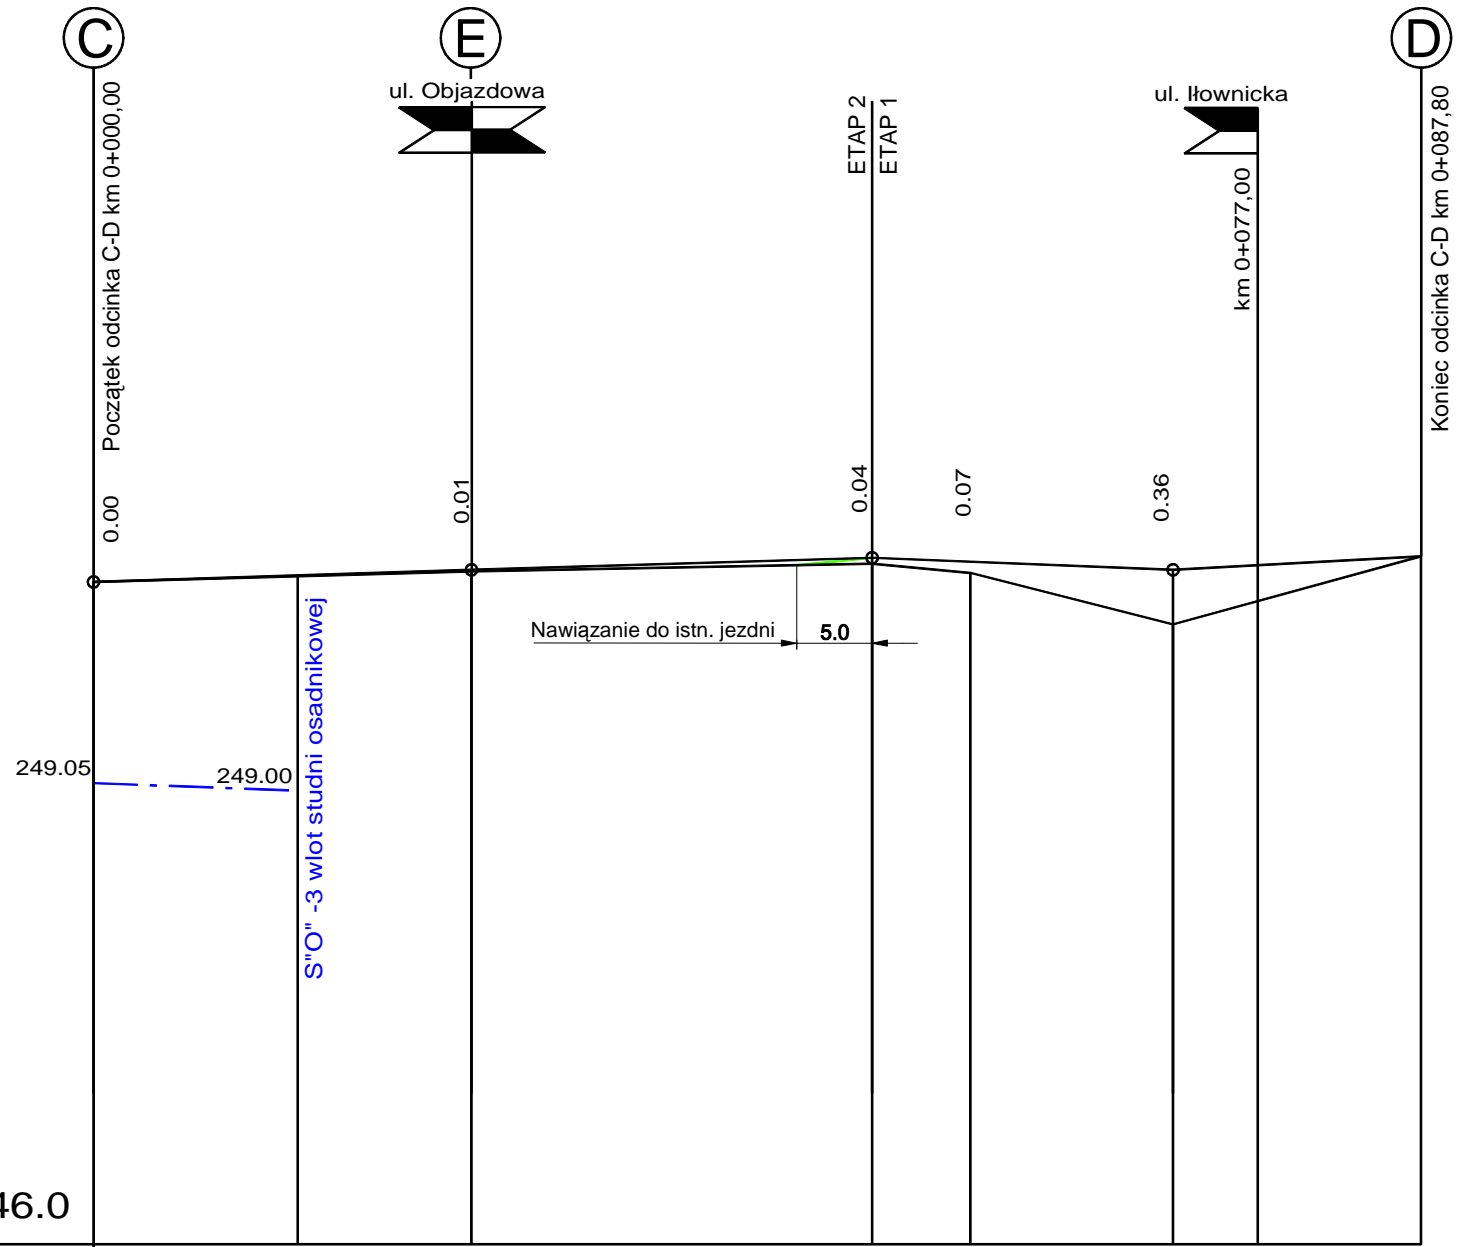

PP=246.0

RZĘDNE NIWELETY	250.38 250.46 250.54 250.51 250.46 250.55
ELEMENTY NIWELETY	$I=0.320\%$ $L=25.00$ $I=0.302\%$ $L=26.50$ $I=-0.402\%$ $L=19.90$ $I=-0.549\%$ $L=16.40$
RZĘDNE TERENU	250.38 250.45 250.50 250.44 250.10 250.55
ELEMENTY TRASY W PLANIE	$L=87.80$
ODLEGŁOŚCI	0.00 25.00 51.50 58.00 71.40 87.80
KILOMETRY I HEKTOMETRY	0+000 0+010 0+087.80

LEGENDA :



- skrzyżowanie dróg



-projektowany wpust kanalizacji deszczowej



- projektowany ściek prawostronny



- projektowany ściek lewostronny



- projektowane dno rowu odwadniającego prawostronnego

BRANŻA :	DATA :	PROJEKTOWAŁ :	NR UPR.	PODPIS :	Temat :
1. Drogową	12.2011	mgr inż. B. Markowski	873/93		P.B.W. odbudowy drogi powiatowej 4425S
2. Drogową	12.2011	mgr inż. Marek Putra			ul. Sikorskiego w Zabrzegu w km 4+576 - 4+696
3. Wod - kan.					w ramach usuwania skutków powodzi.
4. Elektryczna					Treść : Profilę podłużne części komunikacyjnej
5. Teletechniczna					NUMER UMOWY : 29/2011
6. Sprawdzający					SKALA : 1:50/1:500
					NUMER RYSUNKU : 4
					PRACOWNIA PROJEKTOWO - USŁUGOWA " RONDO "
					tel.032 353 20 37, faks 032 353 20 41, 0501-79-78-82, e-mail : bmarkowski@wp.pl