


ARKADA Zakład Projektowo Inwestycyjny		mgr inż. Maciej Osiński 43-306 Bielsko Biala ul. Świerkowa 23	
Zadanie	Przebudowa skrzyżowania DP w Mazańcowicach		Inwestor Zarząd Dróg Powiatowych Bielsko Białe
Brana	drogi		Data październik 2008
Stadium	Projekt budowlany		Skala 1:500
Rysunek	Plan zagospodarowania		Nr rys. 2
Projektował	mgr inż. Danuta Osińska		upr. nr. WZDB 10250
Sprawił	mgr inż. Maciej Osiński		upr. arch. inż. nr. 10/15 UW Rz

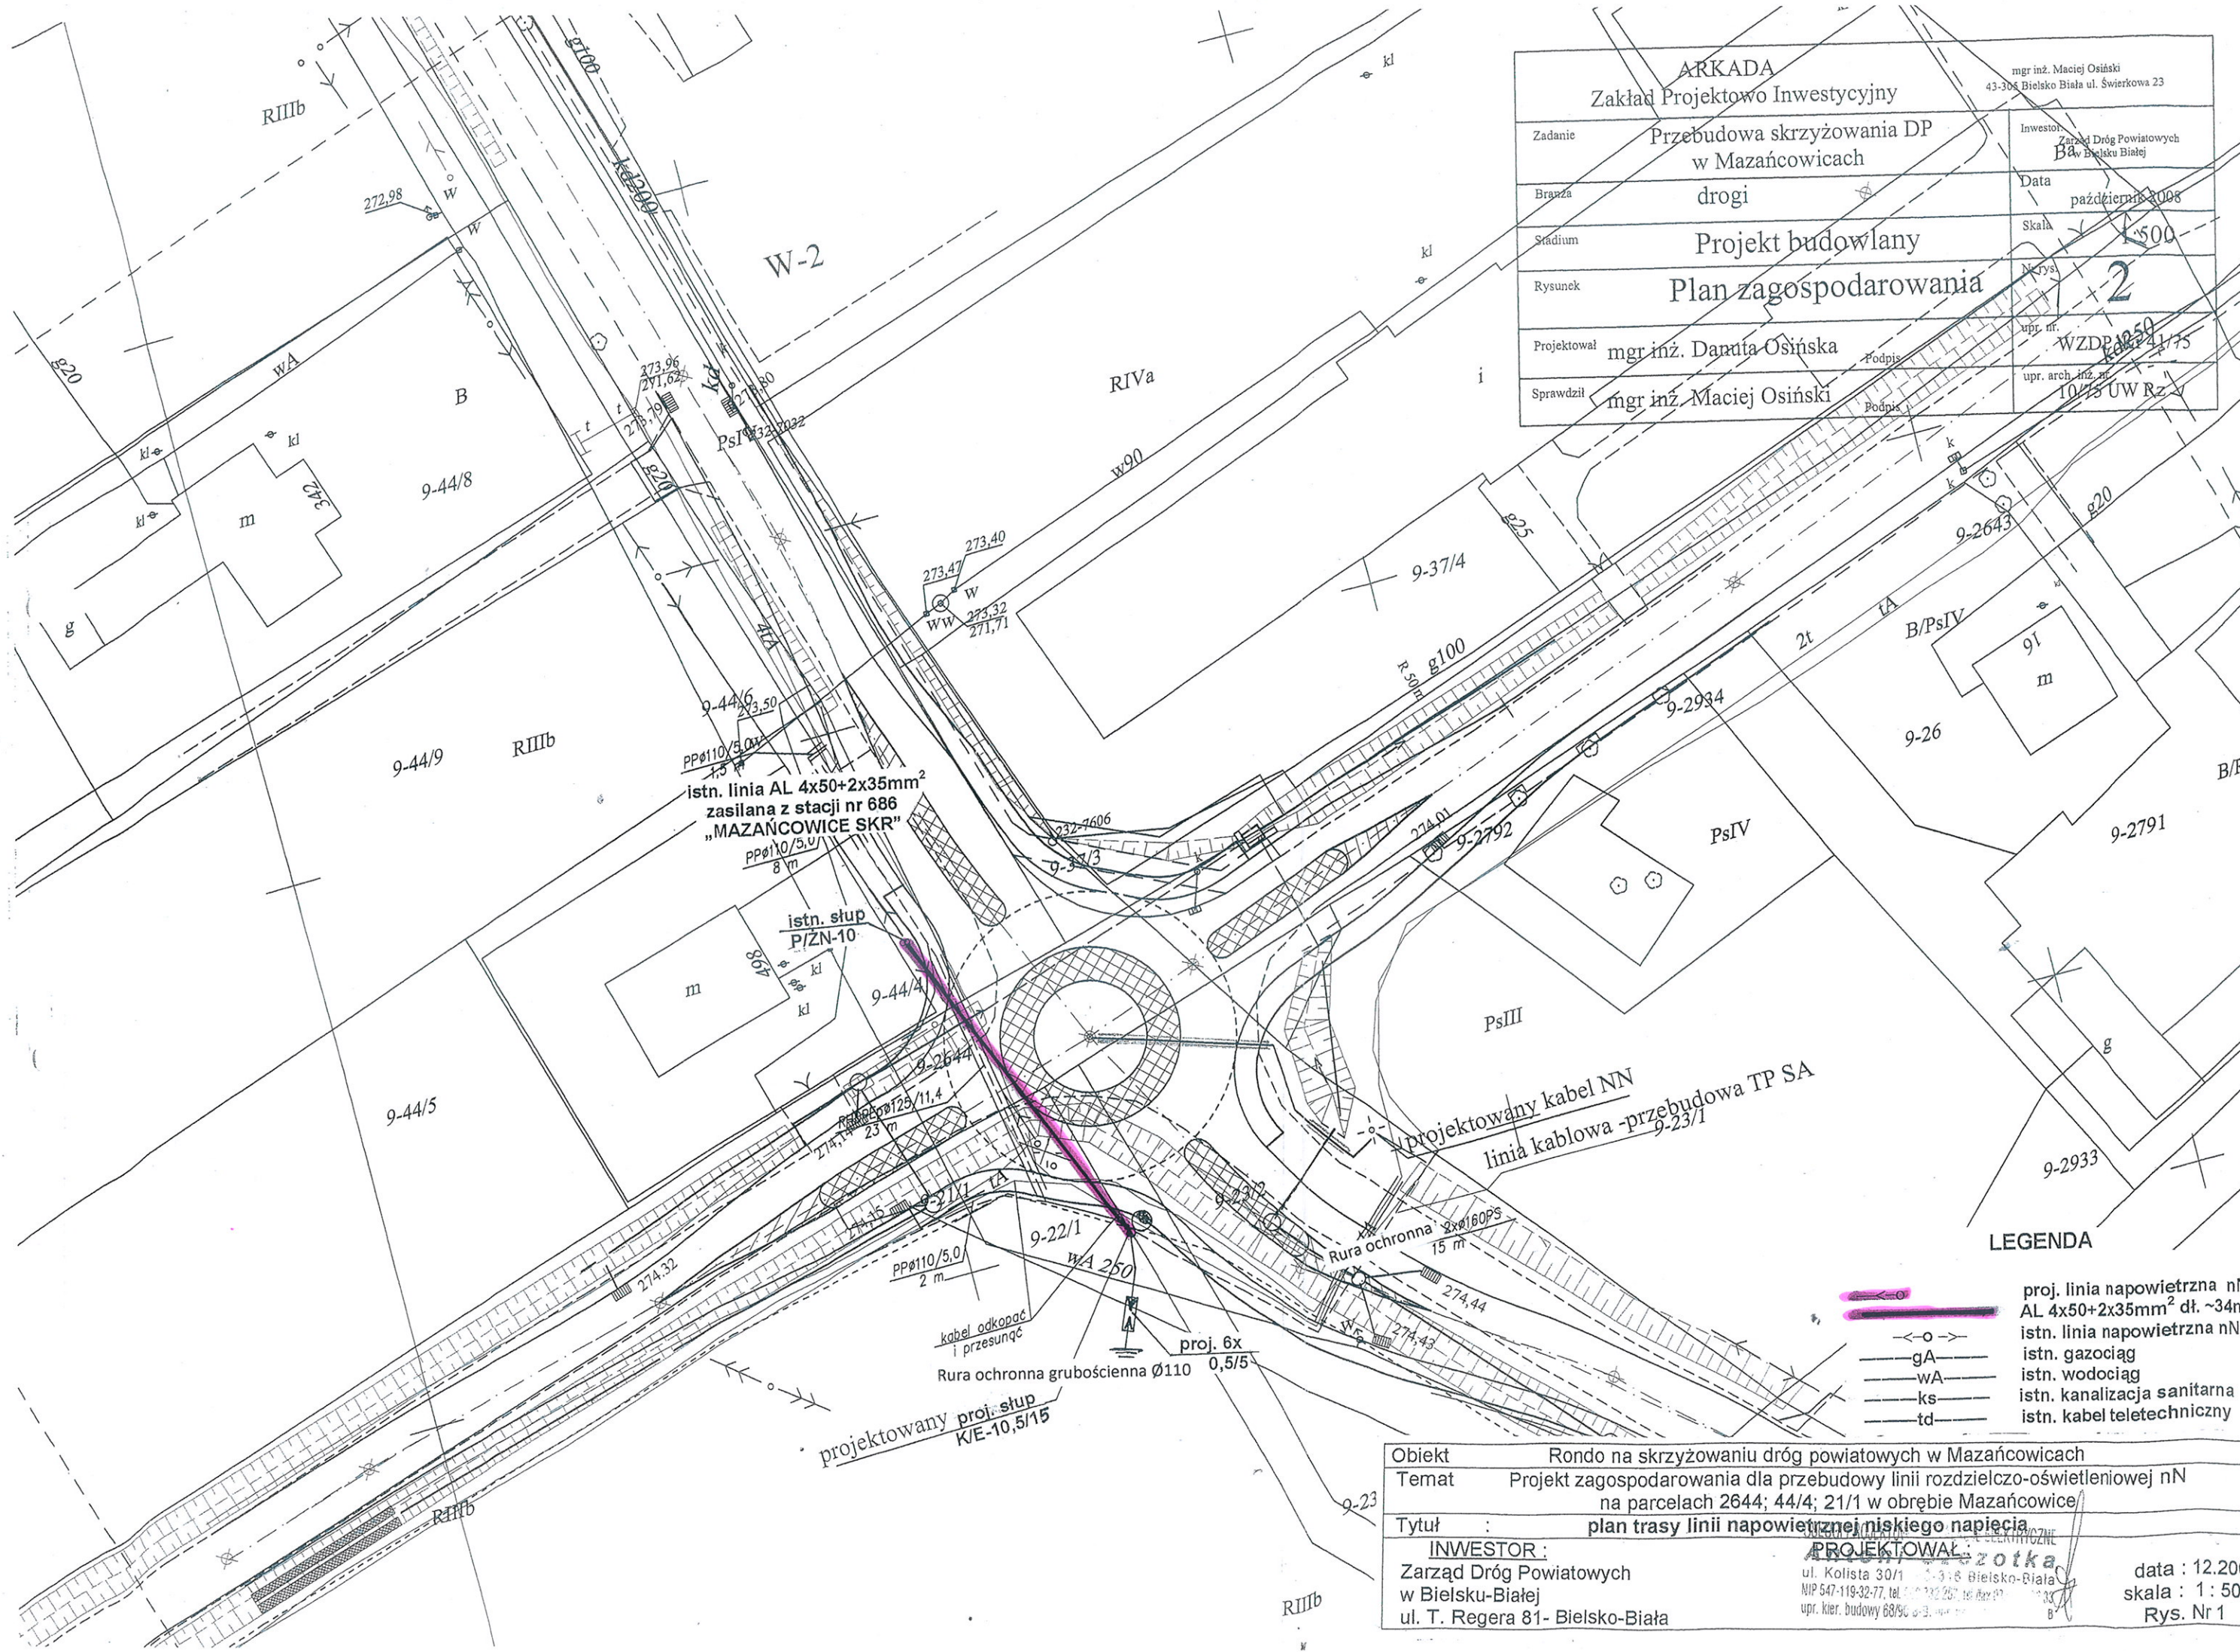

# LEGENDA

- proj. linia napowietrzna nN  
AL 4x50+2x35mm<sup>2</sup> dł. ~34m
- istn. linia napowietrzna nN
- istn. gazociąg
- istn. wodociąg
- istn. kanalizacja sanitarna
- istn. kabel teletechniczny

Obiekt	Rondo na skrzyżowaniu dróg powiatowych w Mazańcowicach		
Temat	Projekt zagospodarowania dla przebudowy linii rozdzielczo-oświetleniowej nN na parcelach 2644; 44/4; 21/1 w obrębie Mazańcowice		
Tytuł	plan trasy linii napowietrznej niskiego napięcia		
INWESTOR :	PROJEKTOWAŁ :		
Zarząd Dróg Powiatowych	ul. Kłosa 30/1 43-306 Bielsko-Biała		
w Bielsku-Białej	NIP 547-119-32-77, tel. 13 232 267, 13 232 268		
ul. T. Regera 81- Bielsko-Biała	upr. kier. budowy 68/90		
	data : 12.2008r.		
	skala : 1 : 500		
	Rys. Nr 1		