


Uwaga! Kolorem czarnym linią przerywaną zaznaczono obszar objęty pomiarem.  
Kolorem różowym linią ciągłą podkolorowano granice. Granic nie ustalano.  
Uzbrojenie podkolorowano kolorami brąz. Mapa powstała na cele projektu  
modernizacji wiaduktu nad linią kolejową  
skala 1 : 500

obrob. Grodziec Śląski  
Id 240205\_2.0003

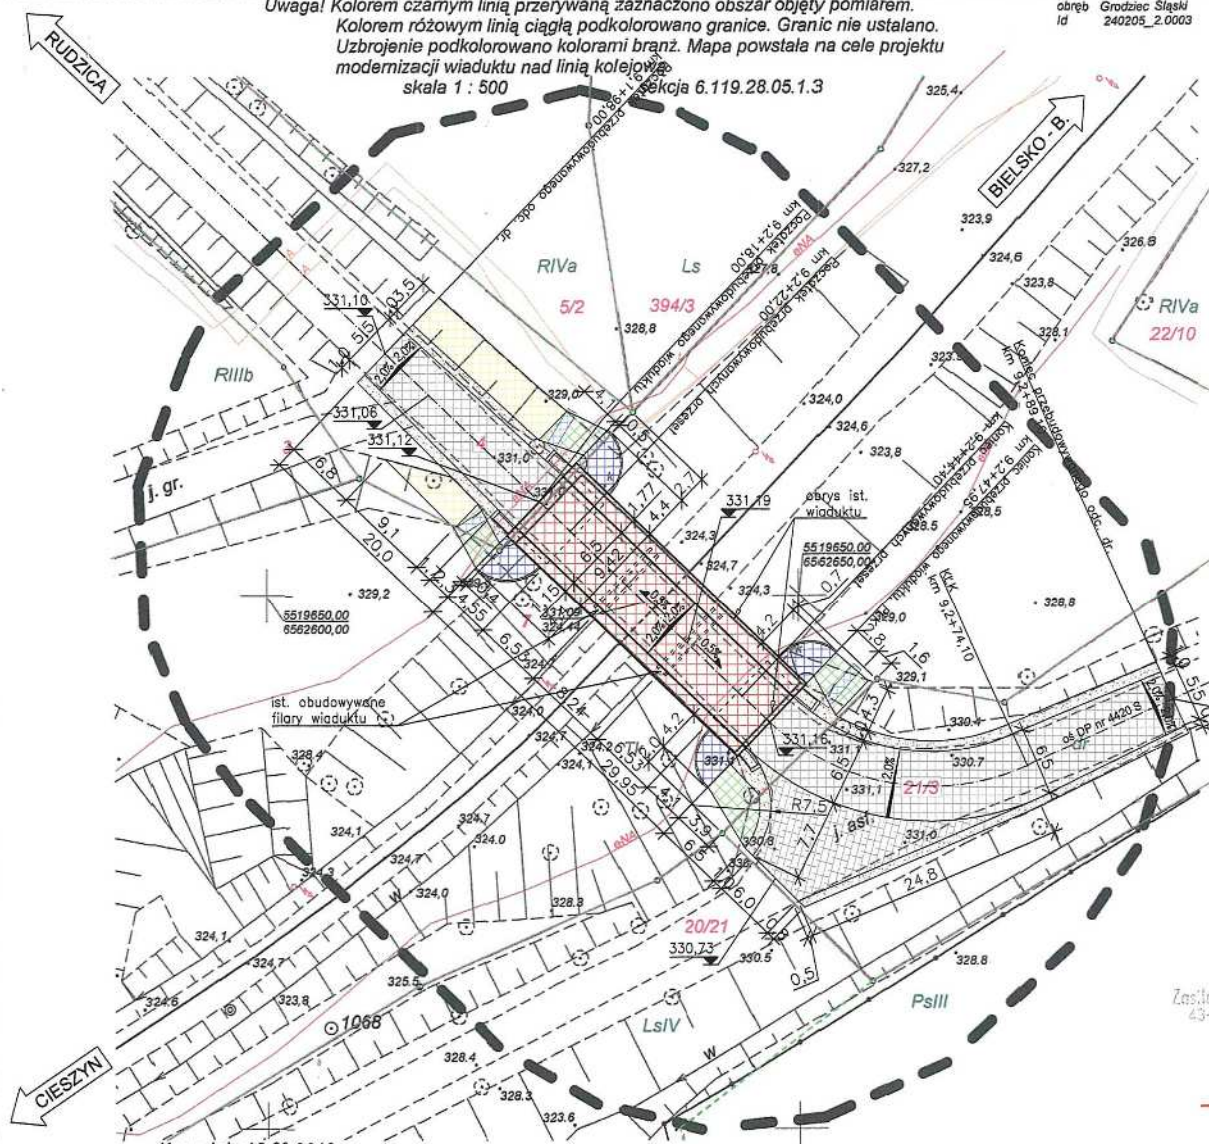

# PROJEKT ZAGOSPODAROWANIA DZIAŁEK NR 21/3, 4, 7 W GRODZICU ŚLĄSKIM

OBIEKT:

WIADUKT TRZYPRZESŁOWY

LEGENDA:

- Granica działki - linia różowa, granice MPZP - linia zielona przerywana
- Istniejące rzędne
- Projektowane rzędne
- Przebudowywany wiadukt trzyprzęsłowy
- Przebudowywane dojazdy do wiaduktu
- Przebudowywany wlot skrzyżowania
- Odbudowywane stożki nasypu wraz z umocnieniem
- Odbudowywane nasypy
- Profilowane skarp
- Profilowane oraz umacnianie poboczy
- Korytka skarpowe, trapezowe

skrzyżowania i zbliżenia projektowane podziemnych urządzeń z kablami i liniami elektroenergetycznymi winny być wykonane zgodnie z normą PN-76/E-05125. Prace ziemne i układanie urządzeń w pobliżu naniesionych tras czynnych linii kablowych należy prowadzić ręcznie pod naszym nadzorem. Naniesione trasy energetycznych urządzeń podziemnych nie oznaczają wyrażenia zgody na wykonanie robót ziemnych. Przed przystąpieniem do robót należy wystąpić do nas o odpłatny nadzór oraz wykonać ręcznie przekopy kontrolne celem ustalenia dokładnej trasy kabli.

PKP Energetyka S.A.  
Oddział w Warszawie -  
Dystrybucja Energii Elektrycznej  
Górnosląski Rejon Dystrybucji  
40-022 Katowice, ul. Dąbrowska 8

SEKCJA  
Załącznik Elektroenergetyczny  
43-002 Czeska  
ul. Hutnikowa 4  
-3-

mgr inż. JERZY KOZIOŁEK  
34-300 ŻYWIEC, ul. Powstańców Śląskich 2  
Upr. bud. do projektowania, kierowania,  
nadzorowania, oceniania i badania stanu  
technicznego z zakresu budowlń dróg typ.  
mostów i przepustów NR EWID. 70/M/84

mgr inż. Lech Marciusz  
Bielesko-Biała, tel. (033) 812-47-07  
Upr. bud. proj. i wyk. w spec. MOSTY bez ograniczeń  
102/89-88 i UAN-VI-1227/120/86 UW B-B  
Upr. bud. proj. i wyk. w spec. KONSTR.-BUD.  
bez ograniczeń  
103/89-88 i 8/2001 UW K-00

inż. Jan Sobaniak  
34-323 Las, ul. Zakopiańska 20  
Uprawnienia budowlane do prowa-  
dzenia, nadzorowania budowlanych  
elementów konstrukcyjnych oraz do  
projektowania, nadzorowania, bada-  
nia stanu technicznego w zakr. dróg  
mostów, przepustów i wiaduktów

PRZEBIEG KABLA NN  
PKP ENERGETYKA

Koży dnia 16.03.2012 r.  
Wykonał:

USŁUGI GEODEZYJNE  
Andrzej Gabryś  
43-340 Kozy ul. Krakowska 108  
NIP 937-139-55-52  
Tel. 8174-827, 0502850261

CIĘDLA UPRAWNIENY  
Andrzej Gabryś  
Nr uprawnień 17941

Słoneczko Bieleski  
Powiatowy Ośrodek Dokumentacji  
Geodezyjnej i Kartograficznej  
W obszarze oznaczonym linią  
dokonano aktualizacji treści mapy zasadniczej.  
Dokumenty z pomiaru uzupełniającego przyległe  
do zasobu powiatowego w dniu 30.03.2012  
i zaświadczono o tym na KERC 103/1012  
Niniejsza mapa może służyć do celów projektowych.  
Projektowane ubiegi indywidualnie wymagające pozwolenia  
na budowę podlegają wytyczeniu i inwentaryzacji powyż-  
szości przez jednostki uprawnione do wykonywania  
prac geodezyjnych.  
Bielesko-B  
(miejscowość i data)  
Beata Adamczyk  
Inspektor

Zastępca  
Naczelnika sekcji  
Józef Miła

UZGODNIONO

Katowice, dnia 26.09.2012

Zakład Remontowo-Budowlany "BUDROMOST" Las, ul. Zakopiańska 64, 34-323 Siemien		
Investor	Zarząd Dróg Powiatowych w Bielesku-Białej 43-382 Bielesko-Biała, ul. Regea 81	Data 04.2012
Investycja	PRZEBUDOWA WIADUKTU ŻELBETOWEGO NAD TORAMI PKP W CIĄGU DRÓGI POWIATOWEJ NR 4420 S RUDZICA - ROZTOPICE - GRODZIEC W MIEJSCOWOŚCI GRODZIEC	
Lokalizacja	Grodziec Śląski dz. nr 21/3, 4, 7	
Projektant	mgr inż. Jerzy Koziołek	
Sprawdził	mgr inż. Lech Marciusz	
Opracowanie	inż. Jan Sobaniak inż. Tadeusz Bogdał	
Skala 1:500	Temat rysunku	PROJEKT ZAGOSPODAROWANIA TERENU
		Nr rys. 2



Katowice, 6 września 2012  
ERD9d-5501/352/2012

Zakład Remontowo-Budowlany  
„BUDROMOST” inż. Jan Sobaniak  
Las ul. Zakopiańska 20  
34-323 Ślemień

W odpowiedzi na pismo z dnia 07.08.2012r., PKP Energetyka S.A. – Górnśląski Rejon Dystrybucji w Katowicach przesyła uzgodnienie branżowe projektowanej przebudowy wiaduktu żelbetowego nad torami linii kolejowej nr 190 w km 15.466 w ciągu drogi powiatowej nr 4420 S Rudzica – Roztropice – Grodziec w miejscowości Grodziec na działce nr 7 obręb Grodziec 0003, z następującymi uwagami:

- na przedstawionej lokalizacji znajdują się zinventaryzowane elektroenergetyczne linie kablowe nN – własność PKP Energetyka S.A.
- w celu ustalenia trasy kabli należy wykonać lokalizację za pomocą aparatury lub wykonać przekopy kontrolne,
- wszystkie prace ziemne w odległości mniejszej niż 5 metrów od naszych kabli należy wykonywać ręcznie i pod technicznym nadzorem pracowników PKP Energetyka – Zakład Górnśląski w Katowicach,
- o pełnienie płatnego technicznego nadzoru należy wystąpić z 14 dniowym wyprzedzeniem do PKP Energetyka – Zakład Górnśląski w Katowicach,
- w przypadku uszkodzenia, kable zostaną naprawione w trybie awaryjnym na koszt wykonawcy robót,

Z poważaniem:

Kierownik Rejonu  
  
Ryszard Wypych

PKP ENERGETYKA S.A.  
z siedzibą w Warszawie  
ul. Hoża 63/67, 00-681 Warszawa  
Oddział w Warszawie-  
Dystrybucja Energii Elektrycznej  
ul. Sławińska 7/9, 01-218 Warszawa  
  
Górnśląski Rejon Dystrybucji  
ul. Dąmrota 8, 40-022 Katowice  
tel. (+48 32) 719 65 75  
fax. (+48 32) 710 58 44  
ed.rd9@pkpenergetyka.pl

Sąd Rejonowy dla m. st. Warszawy  
XII Wydział Gospodarczy  
Krajowego Rejestru Sądowego  
numer KRS 0000322634  
  
NIP: 526-25-42-704  
REGON: 017301607  
Kapitał zakładowy:  
788.193.790,00 zł  
kapitał w całości wpłacony  
www.pkpenergetyka.pl

