


Wylot nr 1 --> S-26

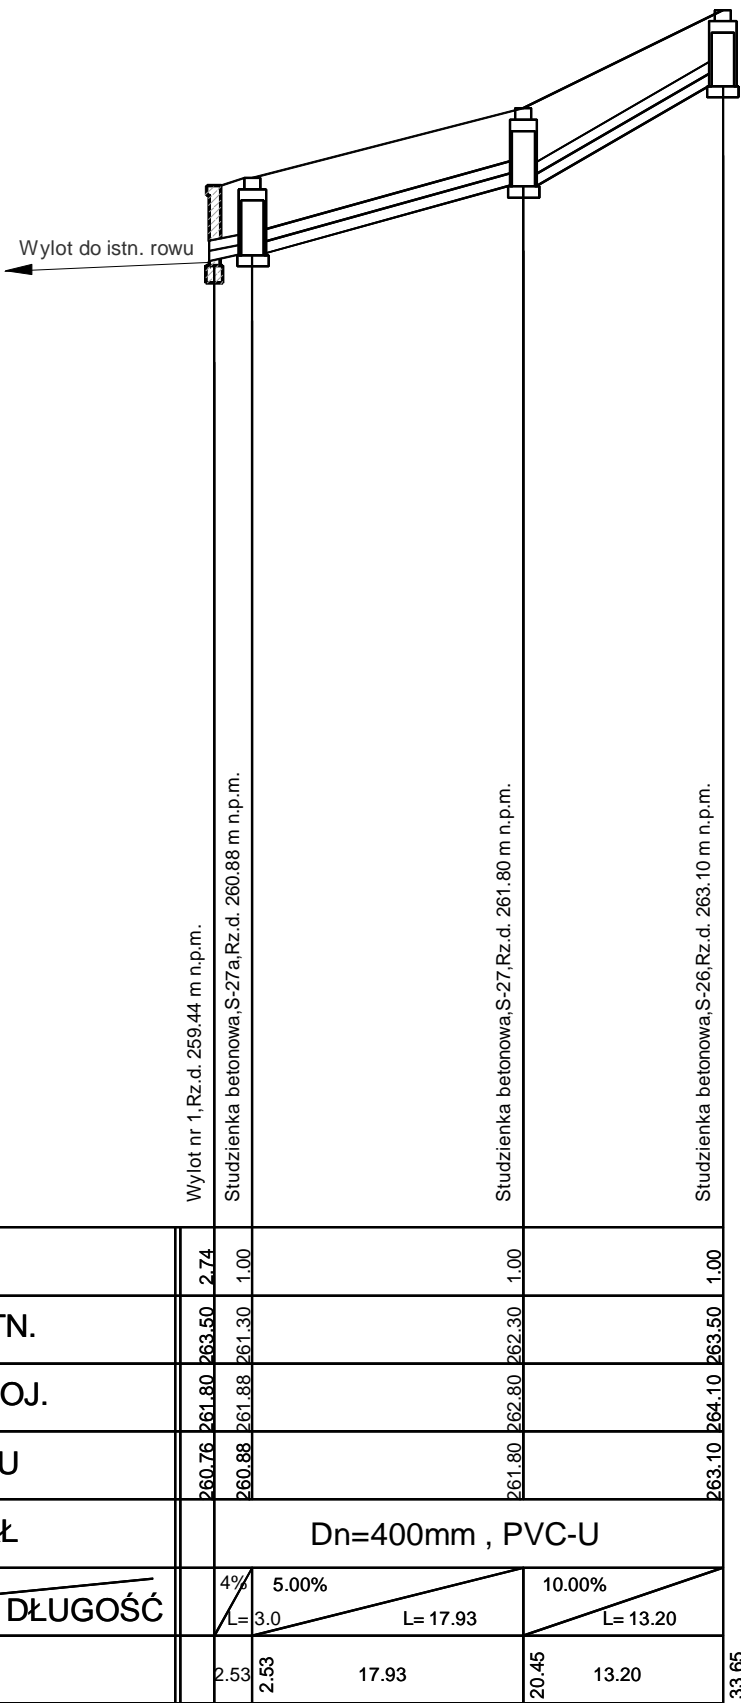


P.P. 248.00m n.p.m.

ZAGŁĘBIENIE	2.74	1.00	1.00	1.00
RZĘDNA TERENU ISTN.	263.50	261.30	262.30	263.50
RZĘDNA TERENU PROJ.	261.80	261.88	262.80	264.10
RZĘDNA DNA KANAŁU	260.76	260.88	261.80	263.10
ŚREDNICA, MATERIAŁ	Dn=400mm , PVC-U			
SPADEK	4%	5.00%	10.00%	
DŁUGOŚĆ	L=3.0	L= 17.93	L= 13.20	
ODLEGŁOŚĆ	2.53	17.93	13.20	33.65

Wylot nr 1 S-27a S-27 S-26

S-30 --> S-31

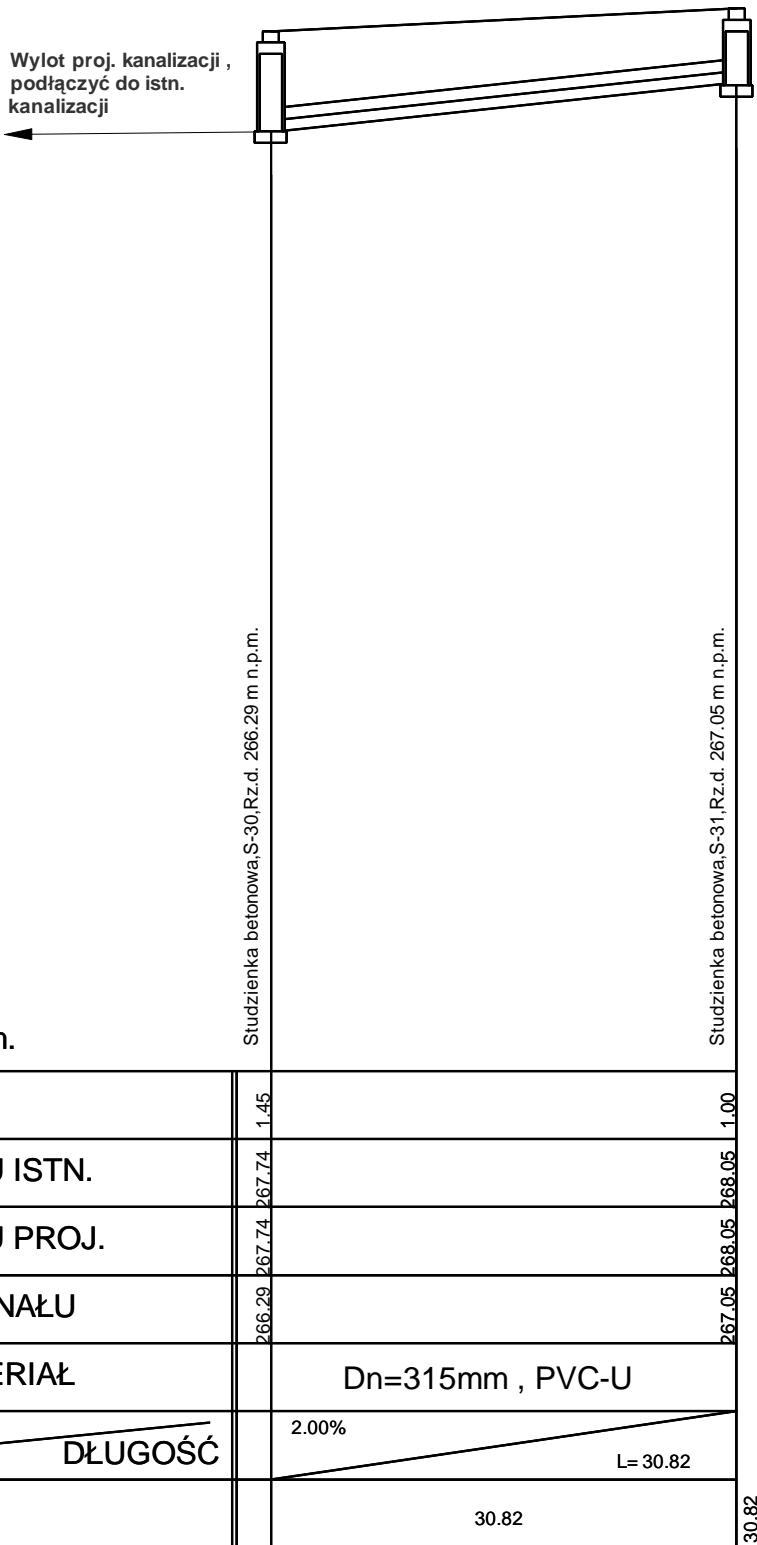

P.P. 254.00m n.p.m.

ZAGŁĘBIENIE	1.45	1.00
RZĘDNA TERENU ISTN.	267.74	268.05
RZĘDNA TERENU PROJ.	267.74	268.05
RZĘDNA DNA KANAŁU	266.29	267.05
ŚREDNICA, MATERIAŁ	Dn=315mm , PVC-U	
SPADEK	2.00%	
DŁUGOŚĆ	L= 30.82	
ODLEGŁOŚĆ	30.82	30.82

S-30 S-31

mgr inż. Bronisław Waluga
upr. do projektowania
Dróg i Ulic wyd. przez U WK-cp
Nr upr. 487/94

mgr inż. Bogdan MARKOWSKI
Nr Up. 873/93
Wydane przez Urząd Wojewódzki Katowice
§ 13 ust. 1 pkt. 3 litery B
do projektowania oraz kierowania robotami

BRANŻA :	DATA :	PROJEKTOWAŁ :	NR UPR.	PODPIS :	Temat : P.B.W. przebudowy drogi powiatowej nr 4444S Czechowice - Bestwina - Jawiszowice w Bestwinie	
1. Drogowa	08.2013	mgr inż. B. Markowski	873/93		Treść : Profil podłużne kanalizacji	
2. Drogowa	08.2013	mgr inż. Marek Putra				
3. Drogowa	08.2013	mgr inż. M. Staniszevska				
4. Teletechniczna					NUMER UMOWY : 18/2013	SKALA : 1:500 NUMER RYSUNKU : 4c
5. Kanalizacyjna	08.2013	mgr inż. B. Markowski	873/93		PRACOWNIA PROJEKTOWO - USŁUGOWA " RONDO " tel. 032 353-20-37, faks 032 353-20-41, 0501-79-78-82, e-mail : bmarkowski@wp.pl	
6. Sprawdzający	08.2013	mgr inż. B. Waluga	487/94			