


LEGENDA:

- projektowany układ drogowy
- istniejący pas drogowy
- pas drogowy - władanie gruntem
- czasowe zajęcie terenu

SIECI PROJEKTOWANE:

- kanalizacja teletechniczna
- kable teletechniczne napowietrzne
- sieć wodociągowa (komora redukcyjna)
- energetyczna: linia niskiego napięcia
- energetyczna: linia kablowa niskiego napięcia
- energetyczna: linia niskiego napięcia - oświetlenie
- kanalizacja deszczowa
- zabezpieczenie gazociągu

- studnia teletechniczna
- słup teletechniczny
- słup teletechniczny obiektyowy
- słup energetyczny
- latarnia

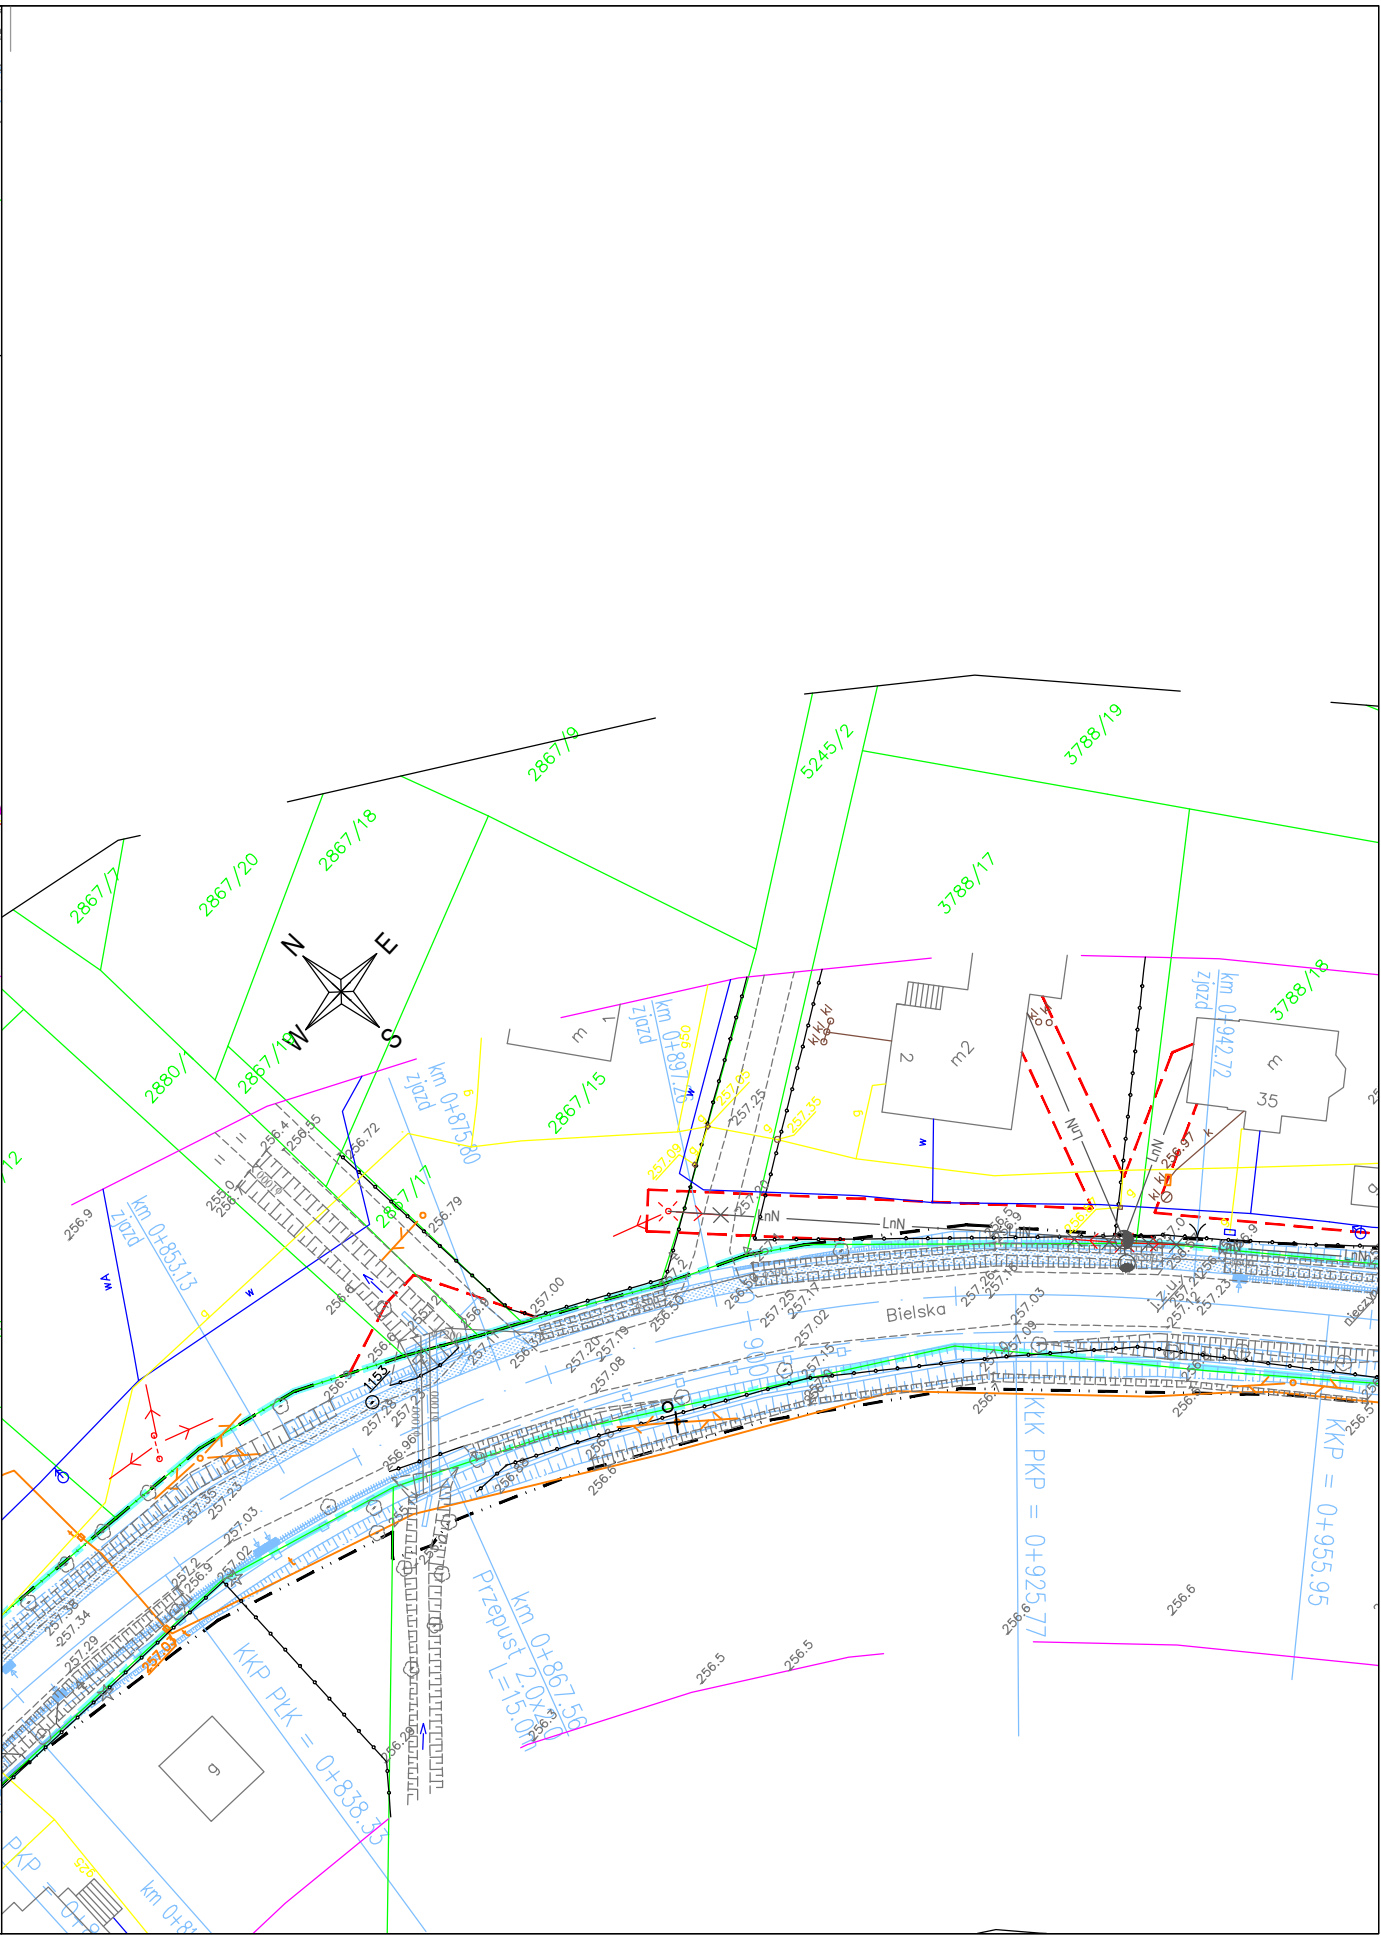

Rev.	Data	Opis zmiany	Zatw.


Jednostka projektująca:

KRZYSZTOF PACH KPH  
43-310 BIELSKO-BIAŁA  
ul. Kosmiczna 38  
T: (+48)602 336 578  
E: kph@prokonto.pl

PROJEKT CHRONIONY JEST PRAWEM AUTORSKIM. RYSUNEK ANI ŻADEN JEGO FRAGMENT NIE MOGĄ BYĆ REPRODUKOWANE, POWIELANE LUB WYKORZYSTYWANE DO INNYCH CEŁÓW BEZ PISEMNEJ ZGODY JEDNOSTKI PROJEKTUJĄCEJ.

Investor:

Powiat Bielski  
ul. Piastowska 40  
43-300 BIELSKO-BIAŁA

Zadanie: "Przebudowa drogi powiatowej 4426S Landek - Ligota - Mazanowice - Stare Bielsko"			Stadium:	
Temat: Część I - odcinek drogi na terenie gminy Czechowice - Dziedzice			PW	
Rysunek: Plan sytuacyjny				
Projektant: Marek Czuczczak	Nr upr. 1620/99/U	Podpis	Nr Rys.	Rev.
Sprawdził: Jerzy Piasek	Nr upr. 14540/99/U		2.01	-
Skala: 1:1000	Data: 05.2014	Braha: TELETECHNICZNA		