




S-63 --> S-48

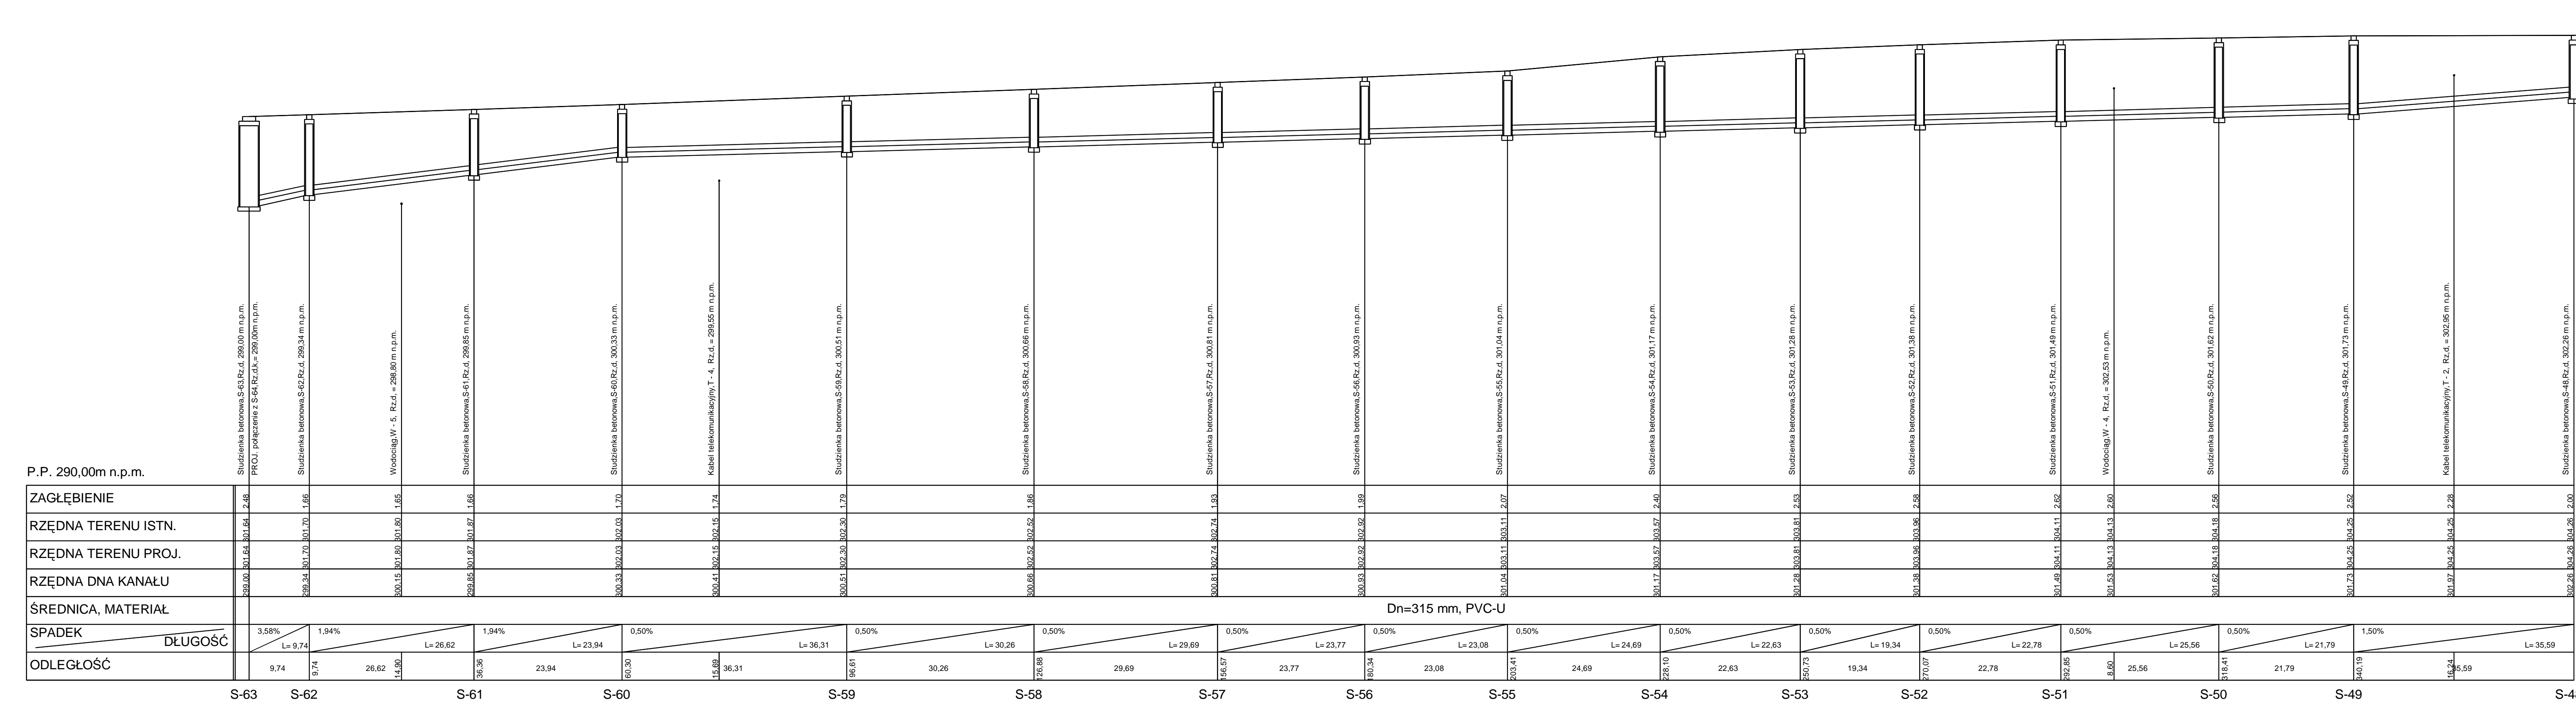

Wylot nr 6 --> S-66

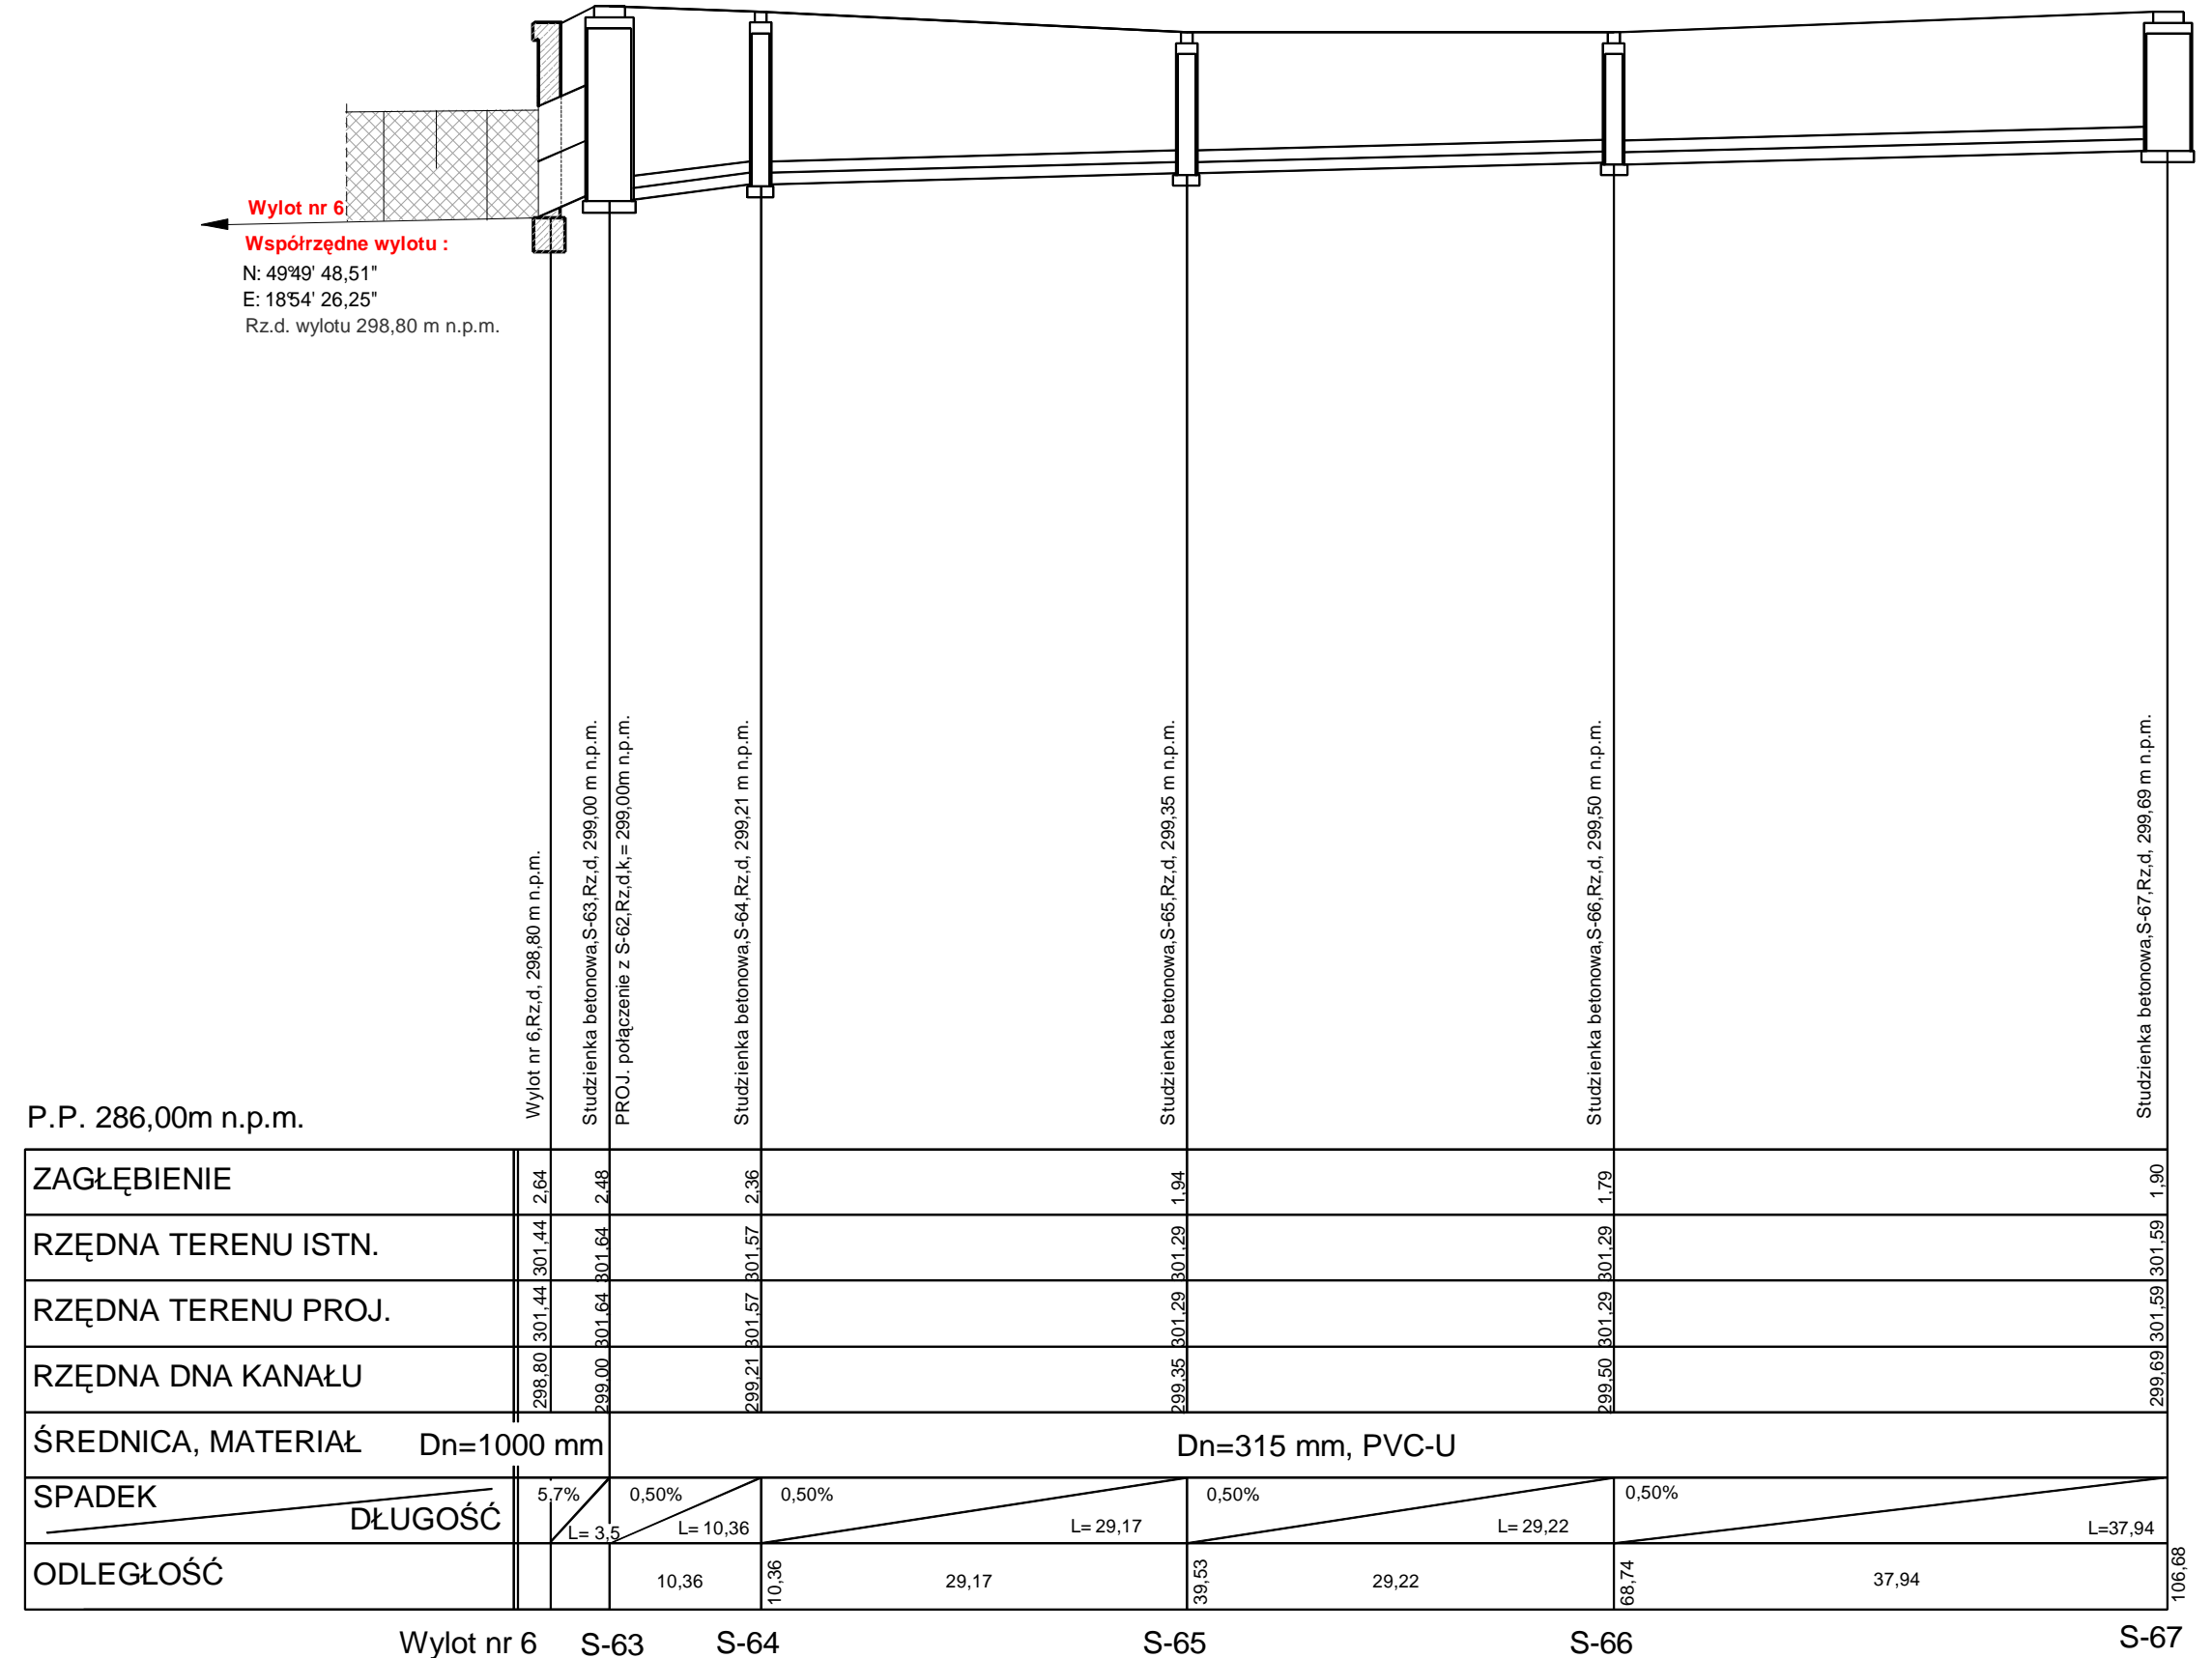

Wylot nr 7 --> S-71

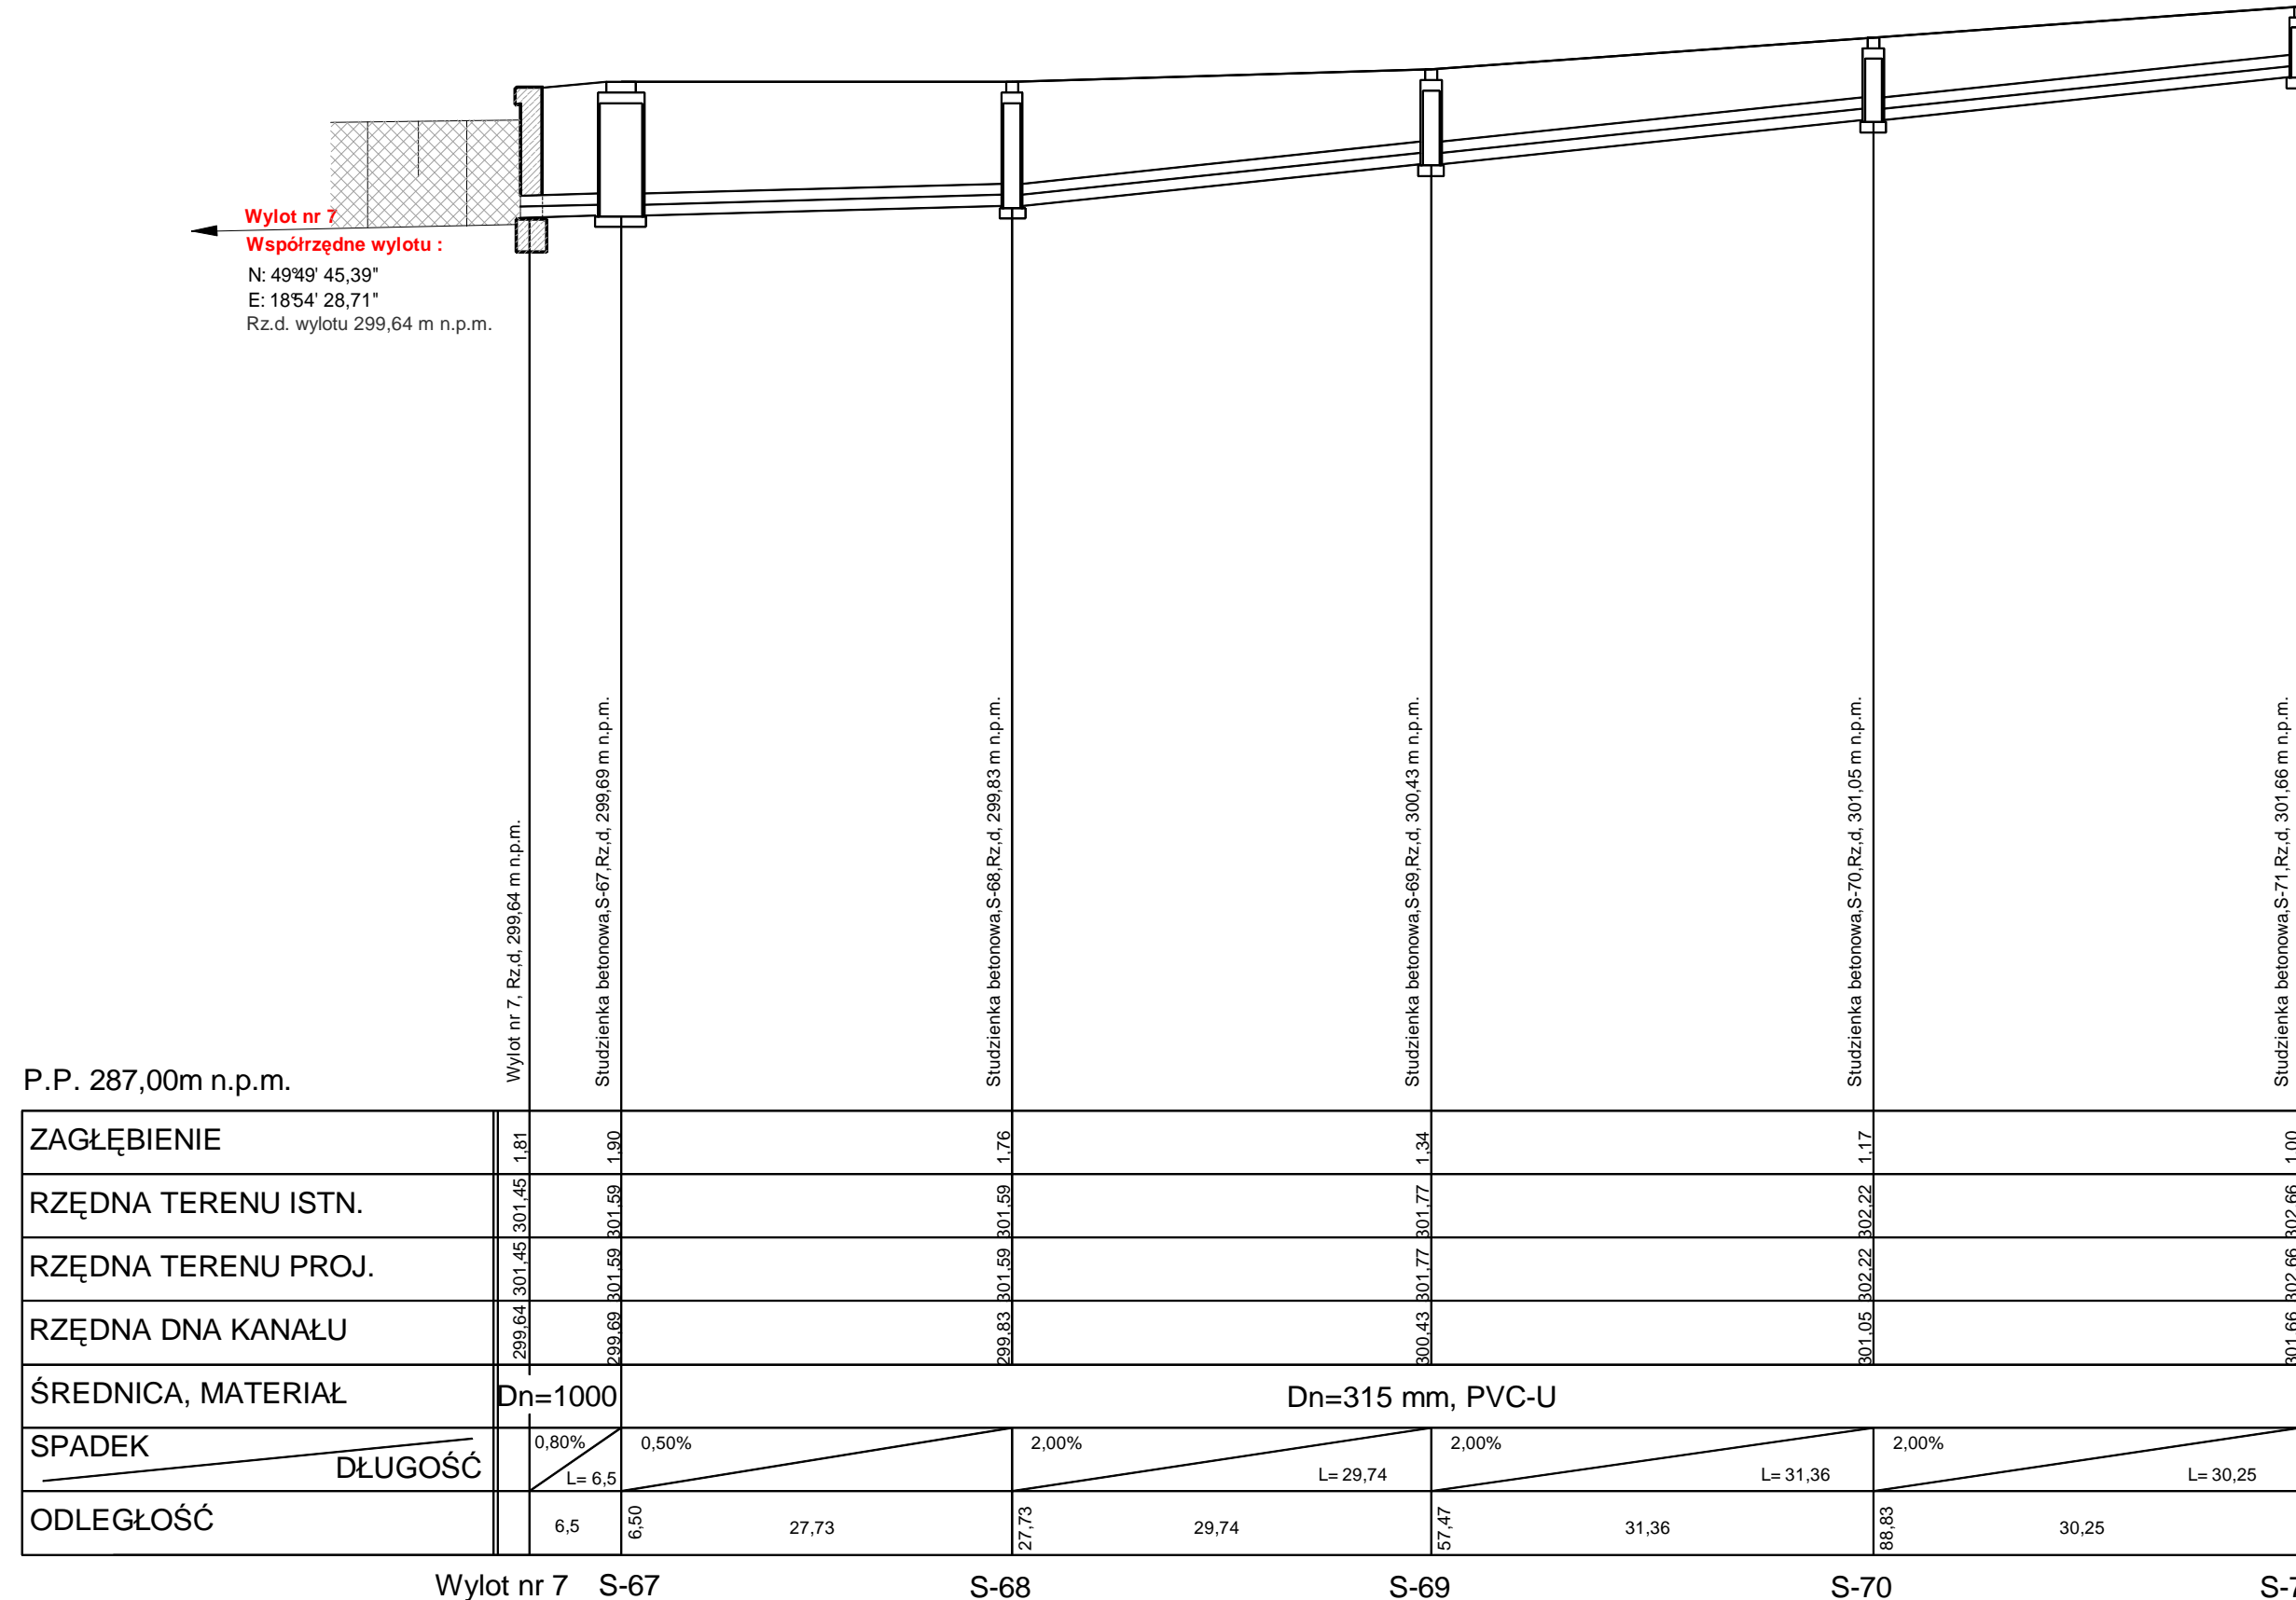

mgr inż. Bronisław Wyluga
upr. do projektowania
Dróg i Uch. wyd. przez UWK-ka
Nr upr. 487/94

mgr inż. Bogdan MARKOWSKI
Nr Up. 873/93
Wydane przez Urząd Wojewódzki Katowice
z 13 ust. 1 pkt. 3 litery B
do projektowania oraz kierowania robotami

BRANŻA :	DATA :	PROJEKTOWAŁ :	NR UPR.	PODPIS :	Temat : P.B.W. budowy chodnika dla pieszych wzdłuż drogi powiatowej nr 2633S Strumięń- Jasienica (ul. Strumińska) w miejscowości Rudzica i Jasienica
1. Drogową	08.2013	mgr inż. B. Markowski	873/93		Treść : Profil podłużny kanalizacji deszczowej NUMER UMOWY : 224/2013 SKALA : 1:100/1:500 NUMER RYSUNKU : 8c PRACOWNIA PROJEKTOWO - USŁUGOWA "RONDO" ul.002.353.20-37,ul.002.353.20-41, 0001-79-78-82, e-mail : markowski@wp.pl
2. Drogową	08.2013	mgr inż. Marek Puta			
3. Drogową	08.2013	mgr inż. M. Stanisławska			
4. Teletechniczna	08.2013	mgr inż. B. Markowski	873/93		
5. Kanalizacyjną	08.2013	mgr inż. B. Wuluga	487/94		
6. Sprawdzający					