



RZUT 5 PIETRA

skala 1:100

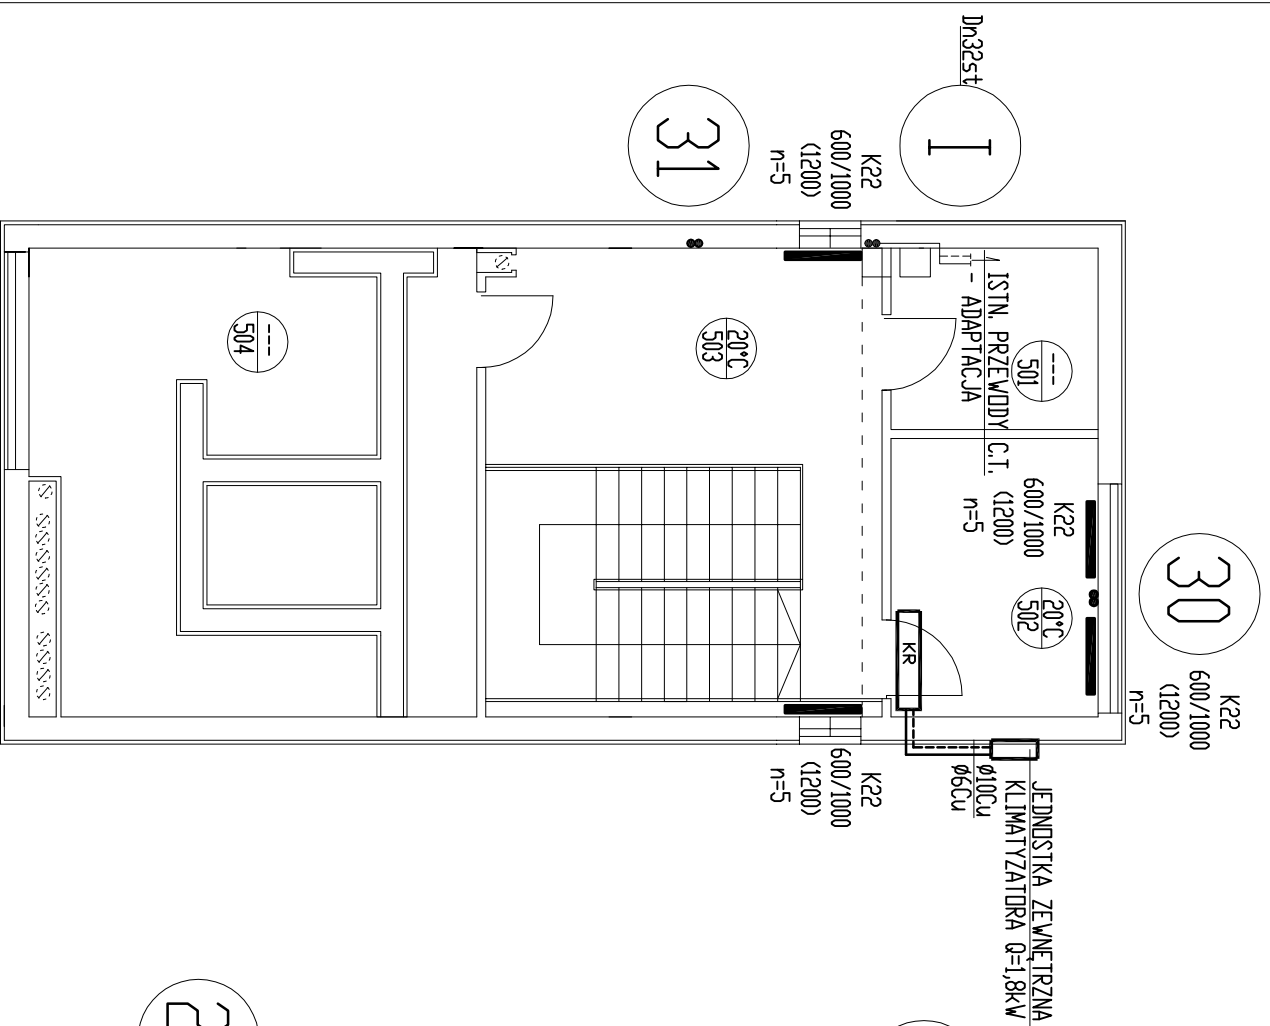

RZUT 4 PIETRA

Skala 1:100

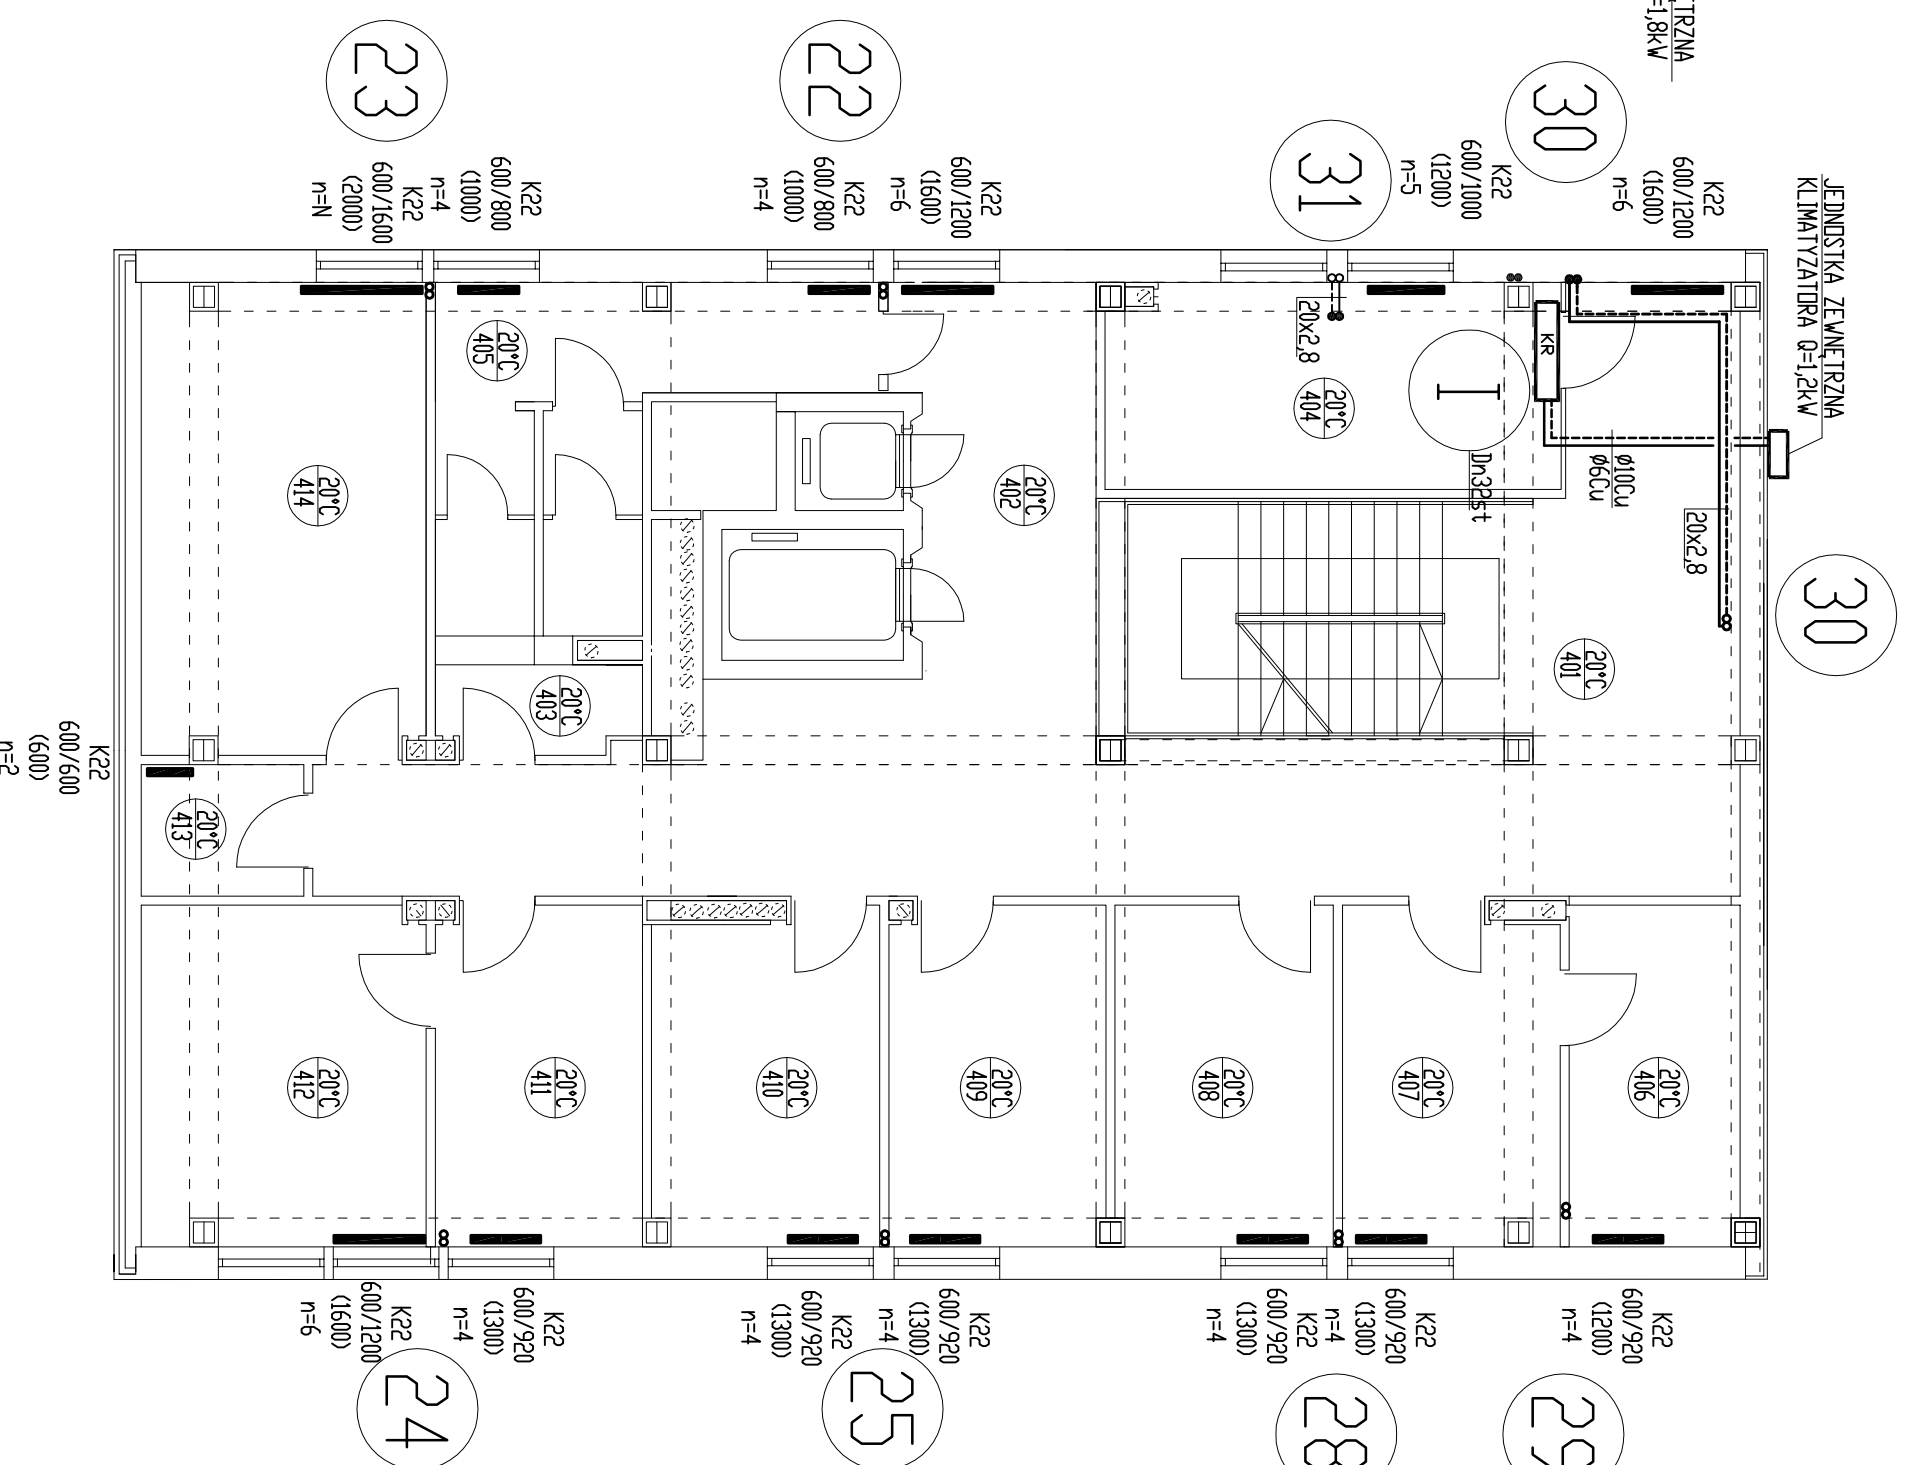

OZNACZENIA:

PATRZ RYS. NR 2/S

INSTALACJA C.O. I C.T.
+ INST. KLIMATYZACJI

<p>PROJAW AUTORSKIE ZASTRZEŻENIE</p> <p>Przedstawiony projekt/autor architektoniczny/autor inżynierski/autor projektant/autor wykonawca jest dziełem własnym i nie może być wykorzystywany bez zgody z art.1 i następnymi ustawy o Prawie Autorskim i Prawach Powierniczych z dnia 4 lutego 1994 roku (Dz. nr 24, poz. 83 z 23 lutego 1994 r.)</p> <p>jednostka projektowa</p>	
<p>PRACOWNIA PROJEKTOWA</p> <p>MACIEJ JEKIELEK</p> <p>40-738 KATOWICE HARCERSKA 13</p> <p>TEL/FAX: 322521 745</p>	
<p>Nazwa projektu:</p> <p>BUDOWA INSTALACJI WENTYLACJI MECHANICZNEJ I KLIMATYZACJI WRZĄŻ ZE ŹRÓDEŁ Ciepła i chłodu ORAZ INSTALACJI CENTRALNEGO OGRZEWANIA w BUDYNKU STARSZOSTWA POWIATOWEGO w BIELSKU – BIAŁEJ</p>	
<p>Adres:</p> <p>STARSZOSTWO POWIATOWE w BIELSKU BIAŁEJ</p> <p>UL. PIASTOWSKA 40</p> <p>43 – 300 BIELSKO BIAŁA</p>	
<p>Investor/adres:</p> <p>STARSZOSTWO POWIATOWE w BIELSKU BIAŁEJ</p> <p>UL. PIASTOWSKA 40</p> <p>43 – 300 BIELSKO BIAŁA</p>	
<p>Nazwa obiektu:</p> <p>RZUT 4 i 5 PIĘTRA</p>	
<p>Autor/projektant:</p> <p>Jacek Hochula</p>	<p>Upr. nr:</p> <p>521/82</p> <p>Podpis:</p>
<p>Sprzedaż:</p> <p>mgr inż. Janusz Fındysz</p>	<p>Upr. nr:</p> <p>279/2001</p> <p>Podpis:</p>
<p>Forma:</p> <p>Brzoza:</p>	<p>Nr rysunku:</p>
<p>PROJEKT BUD-WRK</p> <p>Skala:</p> <p>1:100</p>	<p>SANITARNA</p> <p>Mejsce i data:</p> <p>Katowice 10.2013</p> <p>12/S</p>