



UWAGA
ŚREDNICE PRZEWODÓW WG RYSUNKU ROZWINIĘCIA INSTALACJI WODY

Pracownia Projektowa mgr inż. arch. Agnieszka Kozubowska- Puczk 43-300 Bielsko- Biała, ul. Skrzydłowskiego 5/557 tel. 604 105 132, NIP: 547 105 05 20		
Temat: Remont fragm. piwnicy i II piętra szkoły na potrzeby warsztatów terapii zajęciowej Czechowice-Dziedzice, ul. Nad Białką 1e, dz nr 4130/29-30 Inwestor: Starosta Bielski, 43-300 Bielsko- Biała, ul. Piastowska 40		branża: instalacje wod-kan
Treść: Rzut II piętra	skala: 1:100	data: 02.2017r.
Projekt: mgr inż. ROMANA TOCZYŁOWSKA upr. bud. nr 78/86 BB; SLK/IS/0939/03		1

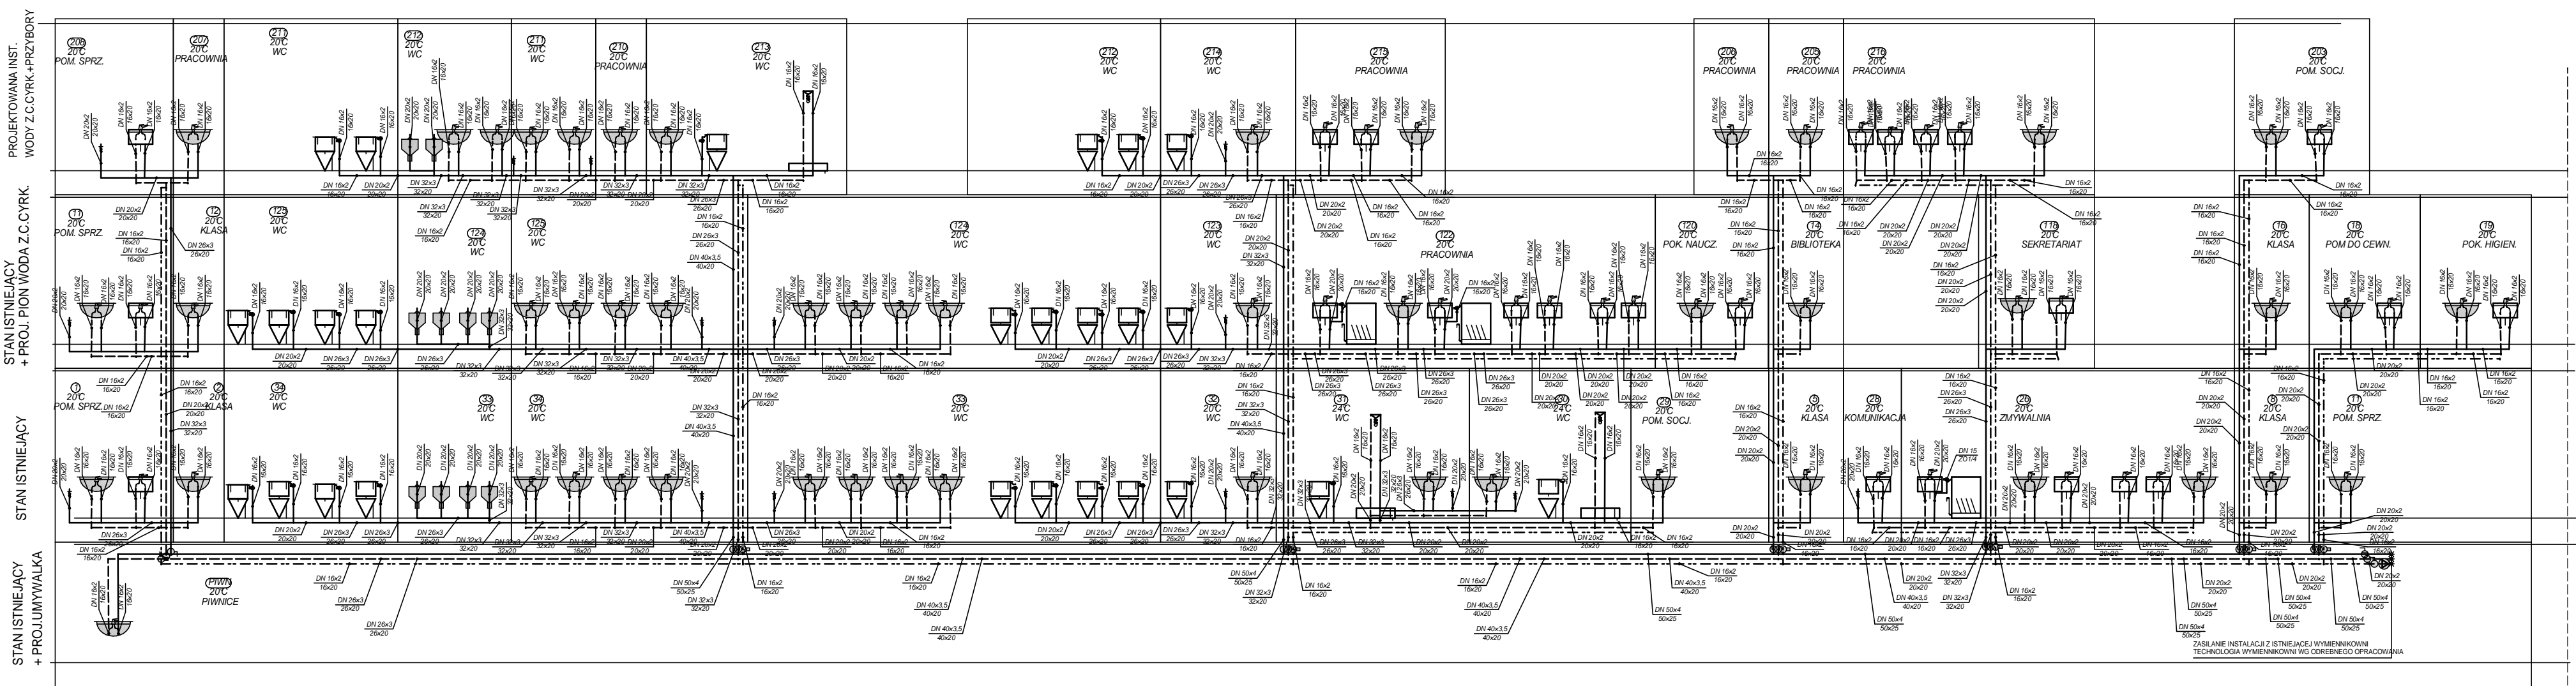

Pracownia Projektowa mgr inż. arch. Agnieszka Kozubowska- Puczk 43-300 Bielsko- Biała, ul. Skrzydłowskiego 5/57 tel. 604 105 132, NIP: 547 105 05 20		
Temat: Remont fragm. piwnicy i II piętra szkoły na potrzeby warsztatów terapii zajęciowej Czechowice-Dziedzice, ul. Nad Białą 1e, dz nr 4130/29-30 Inwestor: Starosta Bielski, 43-300 Bielsko- Biała, ul. Piastowska 40		branża: instalacje wod-kan
Treść: Rozwinięcie instalacja wody	skala: 1:100	data: 02.2017r.
Projekt: mgr inż. ROMANA TOCZYŁOWSKA upr. bud. nr 78/86 BB; SLK/IS/0939/03		3

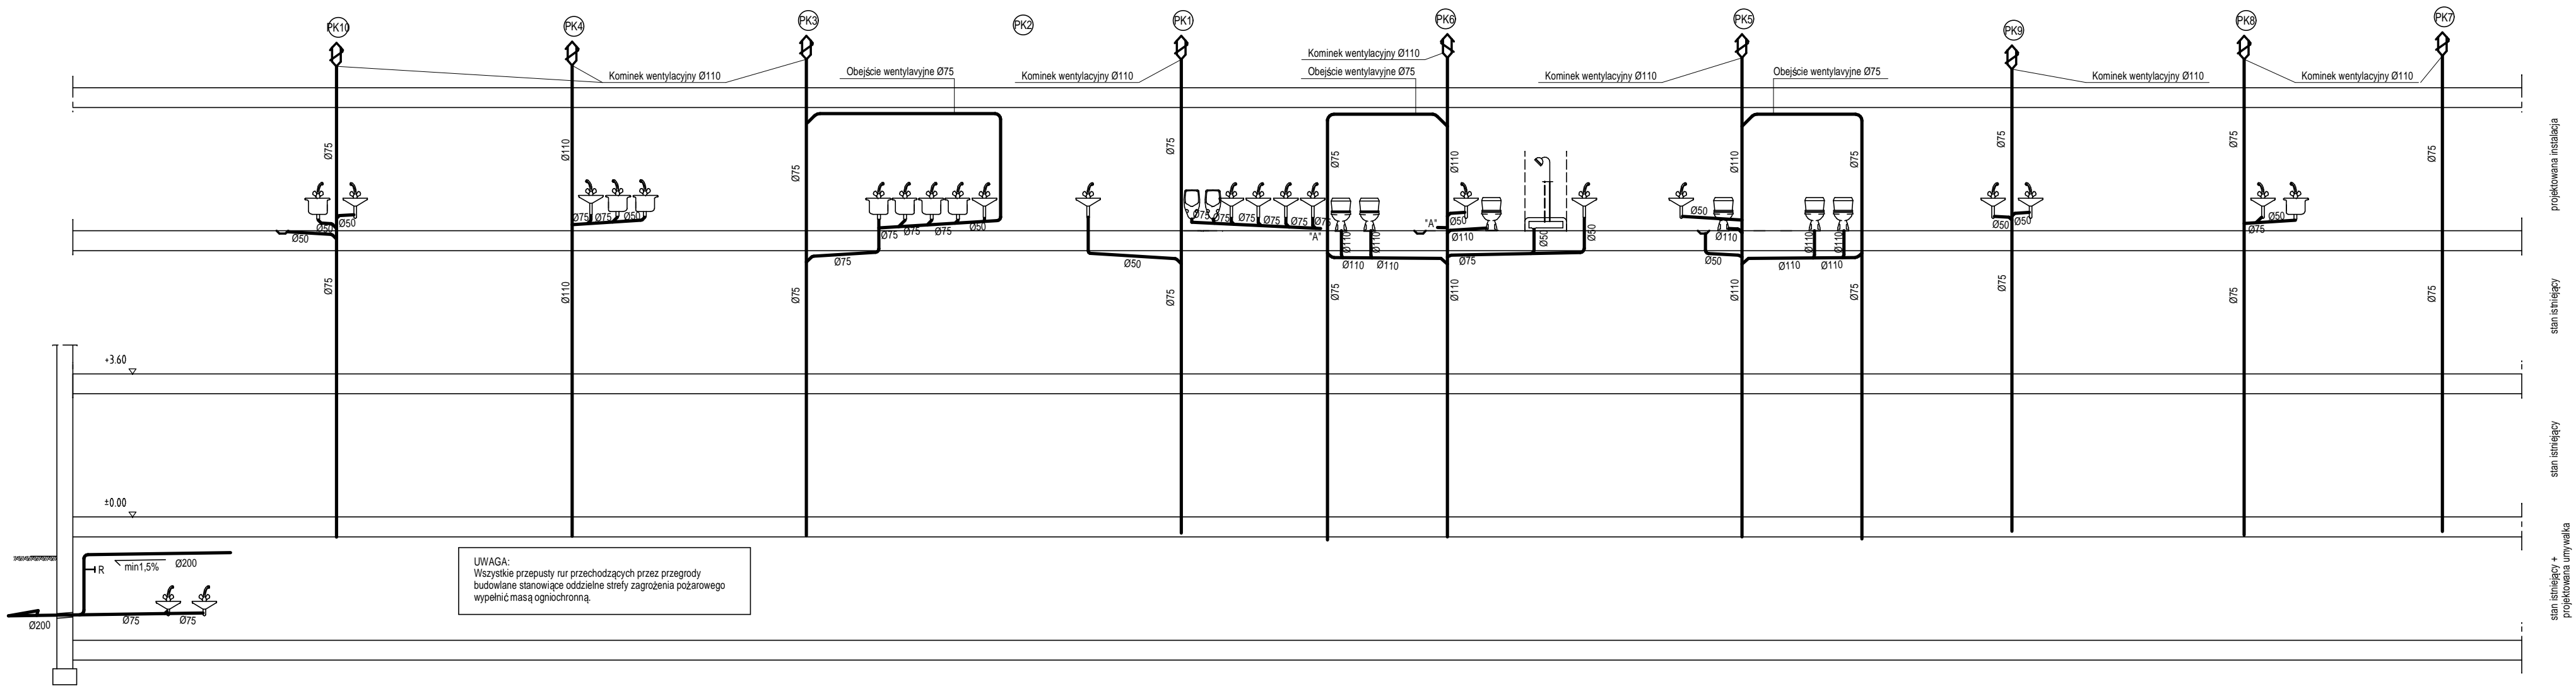

Pracownia Projektowa mgr inż. arch. Agnieszka Kozubowska- Pucza 43-300 Bielsko- Biała, ul. Skrzydlewskiego 5/57 tel. 604 105 132, NIP: 547 105 05 20		
Temat: Remont fragm. piwnicy i II piętra szkoły na potrzeby warsztatów terapii zajęciowej Czechowice-Dziedzice, ul. Nad Białą 1e, dz nr 4130/29-30 Inwestor: Starosta Bielski, 43-300 Bielsko- Biała, ul. Piastowska 40	branża: instalacje wod-kan	
	Treść: Rozwinięcie instalacja kanalizacji	skala: 1:100 data: 02.2017r.
Projekt: mgr inż. ROMANA TOCZYŁOWSKA upr. bud. nr 78/86 BB; SLK/IS/0939/03		4