


PRZEKRÓJ A-A

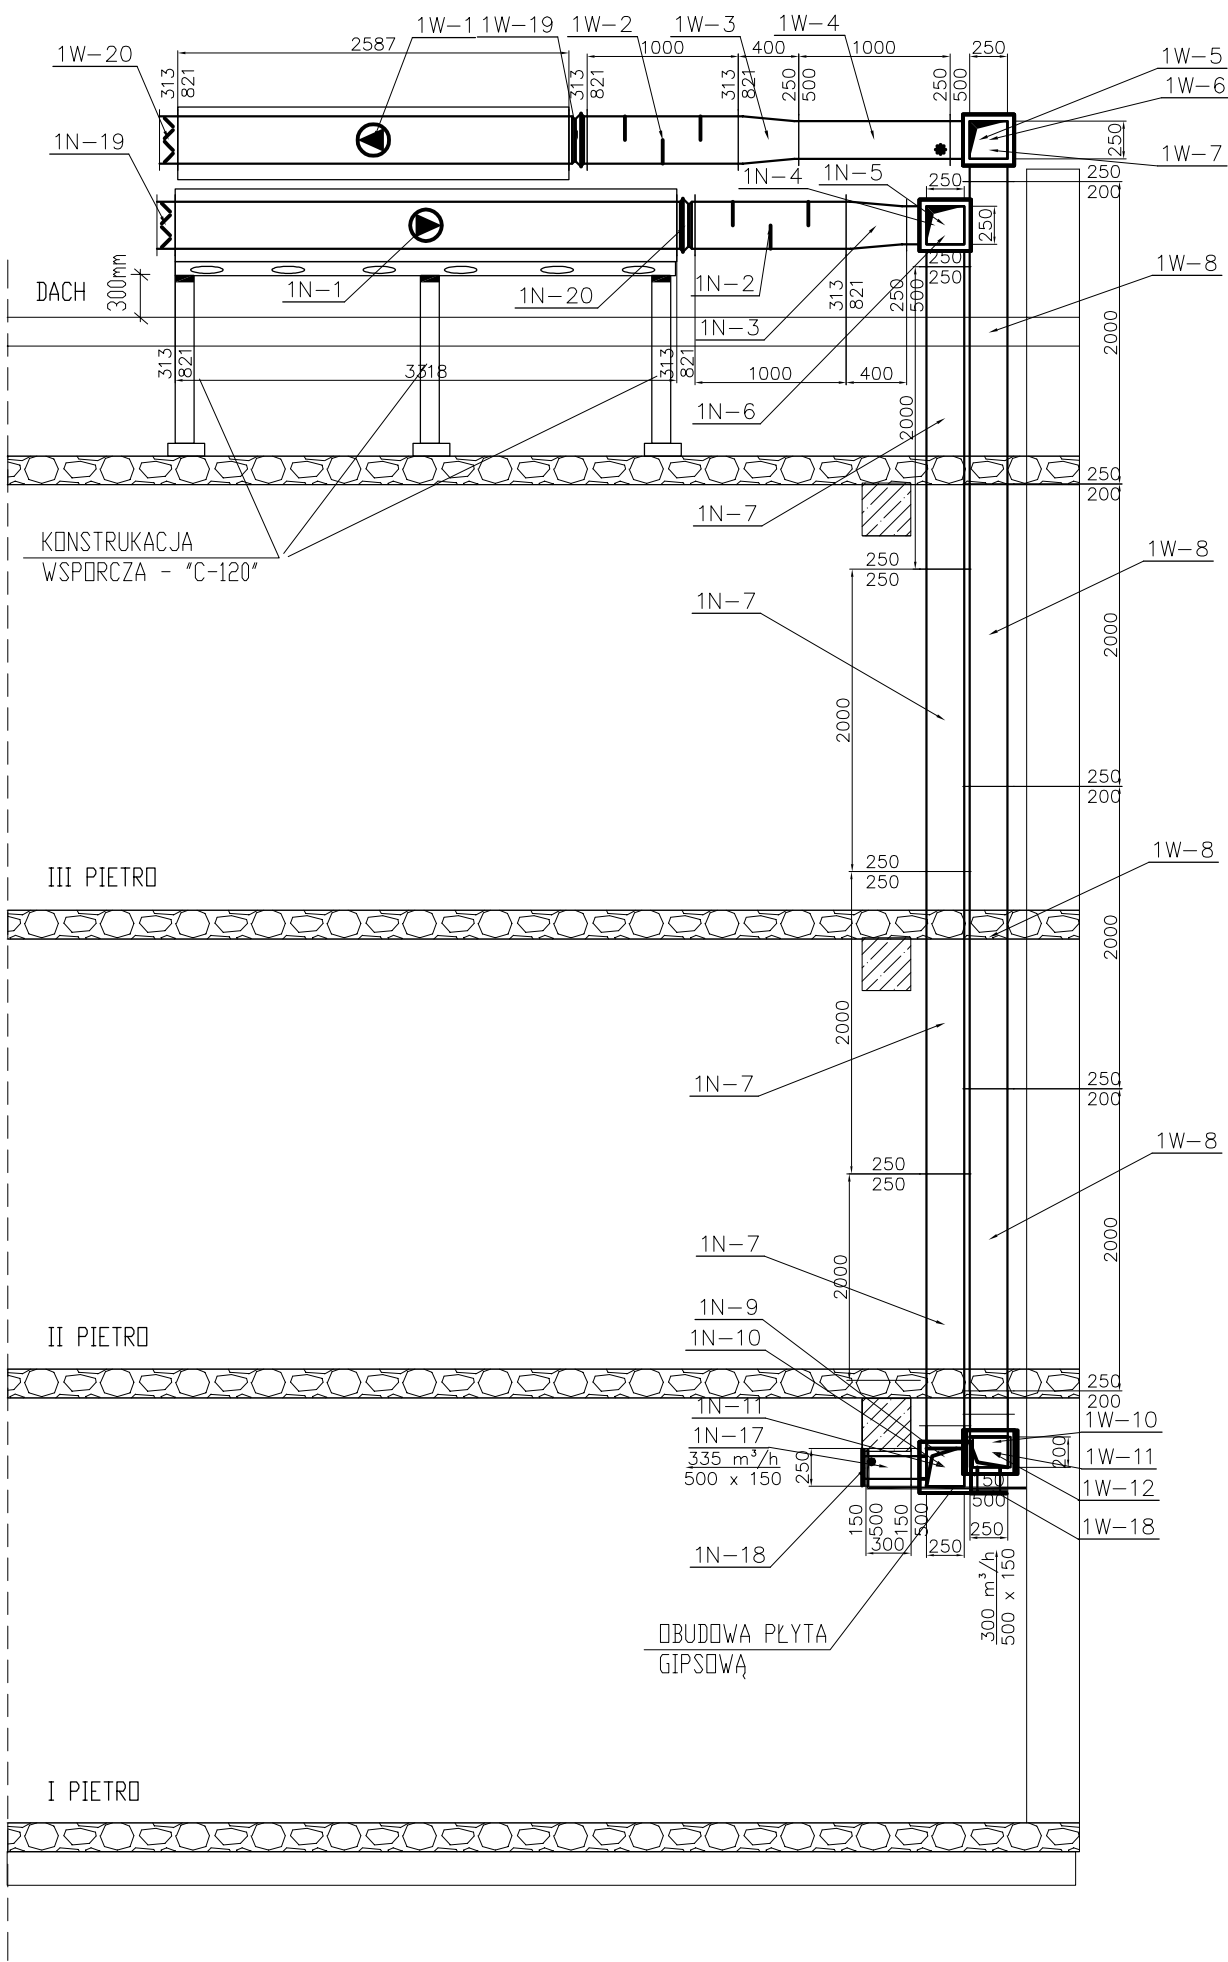

P.U.T.P i E "KORTERM" Zbigniew Korek				
Inwestor: Starostwo Powiatowe w Bielsku Biała ul. Piastowska 40, 43-300 Bielsko Biała				
Tytuł opracowania:  Projekt budowlano - wykonawczy instalacji wentylacji i klimatyzacji Sali Konferencyjnej i wybranych pomieszczeń w budynku Starostwa Powiatowego			Nazwa rys.  Przekrój A-A Instalacja Wentylacji	
Lokalizacja obiektu: ul. Piastowska 40, 43-300 Bielsko Biała				
Projektował	mgr inż. Zbigniew Korek	Upr. 73/2000		
Sprawdził		Upr.		
Data 10.2007	Skala 1:50	Zast. -	Nr umowy:	Nr rys. 6