


Rzut 2 piętra

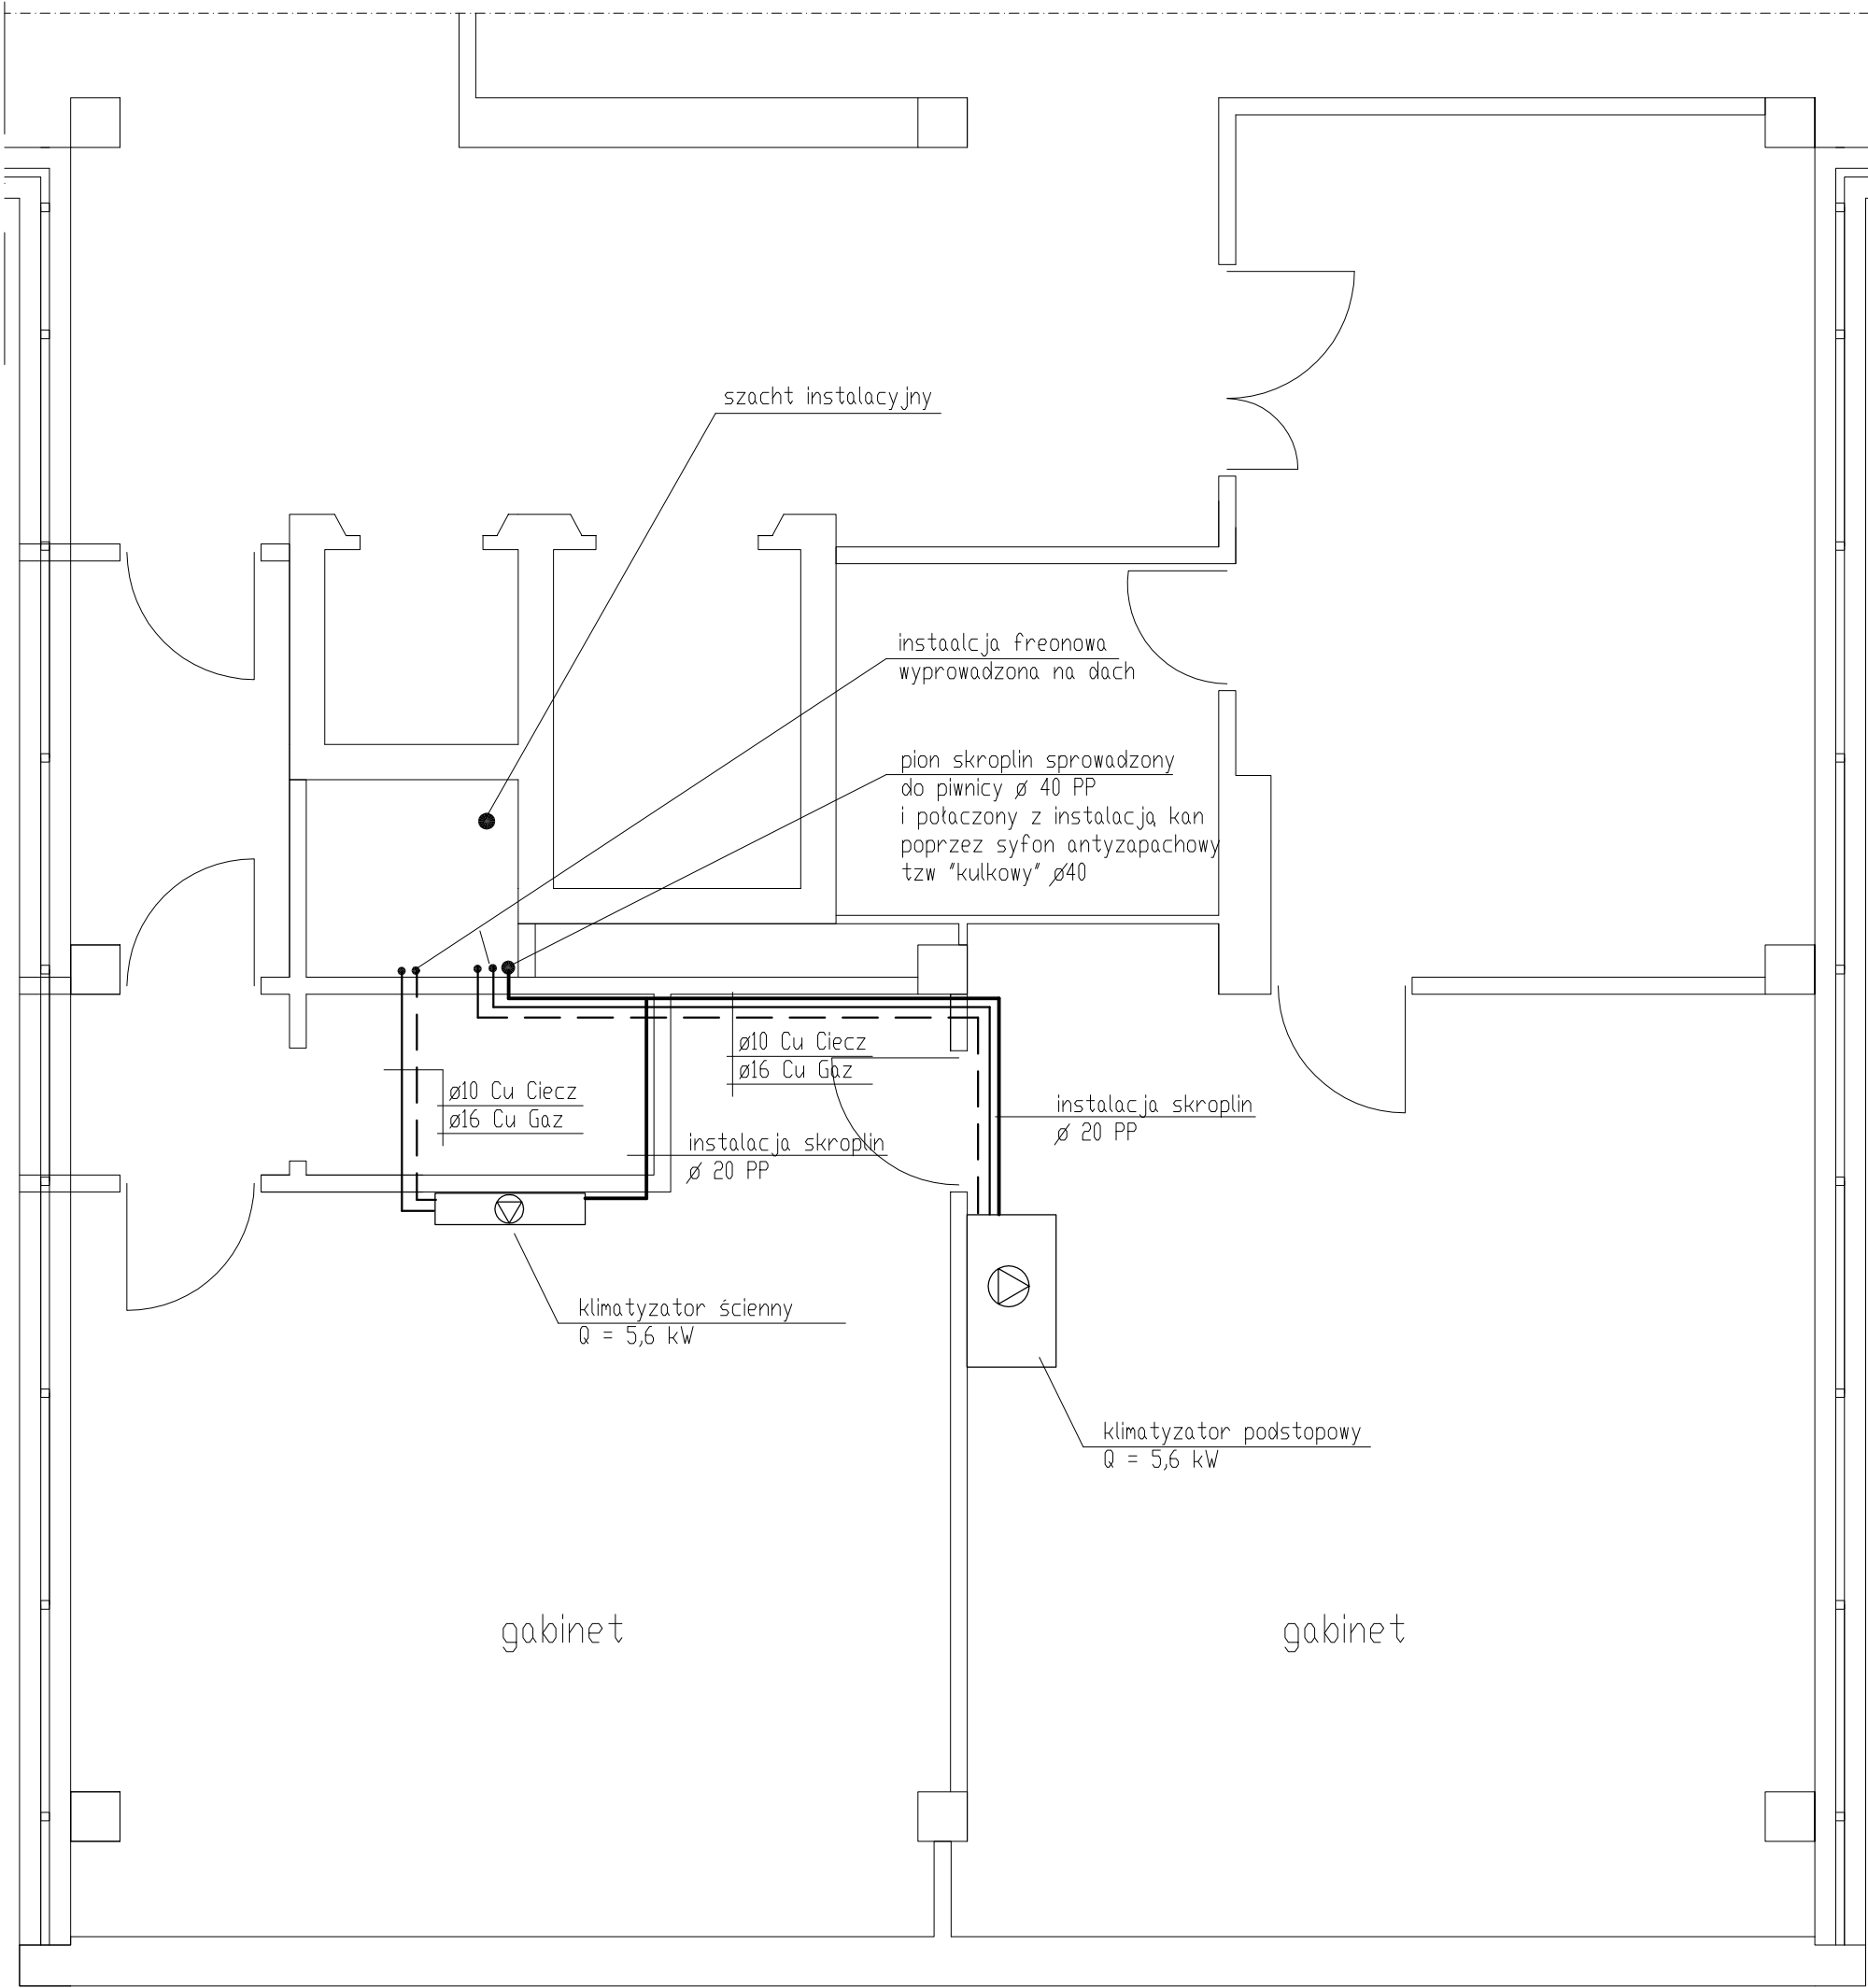

P.U.T.P i E "KORTERM" Zbigniew Korek				
Inwestor: Starostwo Powiatowe w Bielsku Białą ul. Piastowska 40, 43-300 Bielsko Białą				
Tytuł opracowania: Projekt budowlano - wykonawczy instalacji wentylacji i klimatyzacji Sali Konferencyjnej i wybranych pomieszczeń w budynku Starostwa Powiatowego			Nazwa rys. Rzut II pietra Instalacja Klimatyzacji	
Lokalizacja obiektu: ul. Piastowska 40, 43-300 Bielsko Białą				
Projektował	mgr inż. Zbigniew Korek	Upr. 73/2000		
Sprawdził		Upr.		
Data 10.2007	Skala 1:50	Zast. -	Nr umowy:	Nr rys. 2